

АПС-1908-2014

Общие данные

Ведомость рабочих чертежей основного комплекта

Лист	Наименование	Примечание
2	Общие данные	
3	Схема структурная системы АПС, ОС и оповещения людей о пожаре	
4	Схема подключения системы АПС, ОС и оповещения людей о пожаре	
5	Схема расположения оборудования системы АПС первого этажа	
6	Схема расположения оборудования системы АПС второго этажа	
7	Схема расположения оборудования системы АПС третьего этажа	
8	Схема расположения оборудования системы АПС четвертого этажа	
9	Схема расположения оборудования системы АПС пятого этажа	
10	Схема расположения оборудования системы АПС шестого этажа	
11	Схема расположения оборудования системы ОС первого этажа	
12	Схема расположения оборудования системы ОС второго этажа	
13	Схема расположения оборудования системы ОС третьего этажа	
14	Схема расположения оборудования системы ОС четвертого этажа	
15	Схема расположения оборудования системы ОС пятого этажа	
16	Схема расположения оборудования системы ОС шестого этажа	
17	Схема расположения оборудования системы оповещения людей о пожаре первого этажа	
18	Схема расположения оборудования системы системы оповещения людей о пожаре второго этажа	
19	Схема расположения оборудования системы системы оповещения людей о пожаре третьего этажа	
20	Схема расположения оборудования системы системы оповещения людей о пожаре четвертого этажа	
21	Схема расположения оборудования системы системы оповещения людей о пожаре пятого этажа	
22	Схема расположения оборудования системы системы оповещения людей о пожаре шестого этажа	

Условные обозначения

Наименование	Обозначение	
	Буквенное	Графическое
Прибор приемно-контрольный охранно-пожарный ВС-ПК ВЕКТОР	ARK	
Релейный блок УК-ВК/02	SC	
Прибор передачи извещений ВС-ПИ ВЕКТОР	BGOI	
Ручной пожарный извещатель ВС-ИПР ВЕКТОР	BTM	
Извещатель пожарный дымовой ИП 212-220Р	BTH	
Извещатель охранный магнитоконтактный ВС-СМК ВЕКТОР	BGB	
Оповещатель световой – табло «Выход» ВОСХОД-Р	BIAS	
Оповещатель речевой ТОН-Р	BIAL	
Аккумулятор герметичный свинцово-кислотный 12В, 7.5Ач	—	
Источник вторичного электропитания резервированный Парус 12-1П, исп.2	—	
Линия электропитания 12В	—	

Ведомость ссылочных и прилагаемых документов

Обозначение	Наименование	Примечание
	<u>Ссылочные документы</u>	
СП 5.13130.2009	Свод правил. Установки пожарной сигнализации и пожаротушения автоматические. Нормы и правила проектирования.	
СП 3.13130.2009	Свод правил. Система оповещения и управления эвакуацией людей при пожаре.	
РД 25.953-90	Системы автоматического пожаротушения, пожарной и охранно-пожарной сигнализации. Обозначения условные графические элементов систем.	
РД 78.36.002-99	Технические средства систем безопасности объектов. Обозначения условные графические элементов систем.	
	<u>Прилагаемые документы</u>	
АПС-1908-2014	Спецификация оборудования и материалов	

АПС-1908-2014									
Офис ОАО "ЮЖКУЗБАССУГОЛЬ" в г. Новокузнецке									
Изм.	Кол.уч.	Лист	№ док.	Подп.	Дата	Общие данные			Стадия
	ГИП	Сорокин							РП
									2
									22
Выполнил	Немцев					Схема подключения системы АПС, ОС и оповещения людей о пожаре			ООО "Технопроспект"

Перв. примен.

Справ. №

Подп. и дата

Инв. № дубл.

Взам. инв. №

Подп. и дата

Инв. № подл.

Перв. примен.


Справ. №

Подп. и дата


Взам. инв. № Инв. № дубл.

Подп. и дата

Инв. № подл.

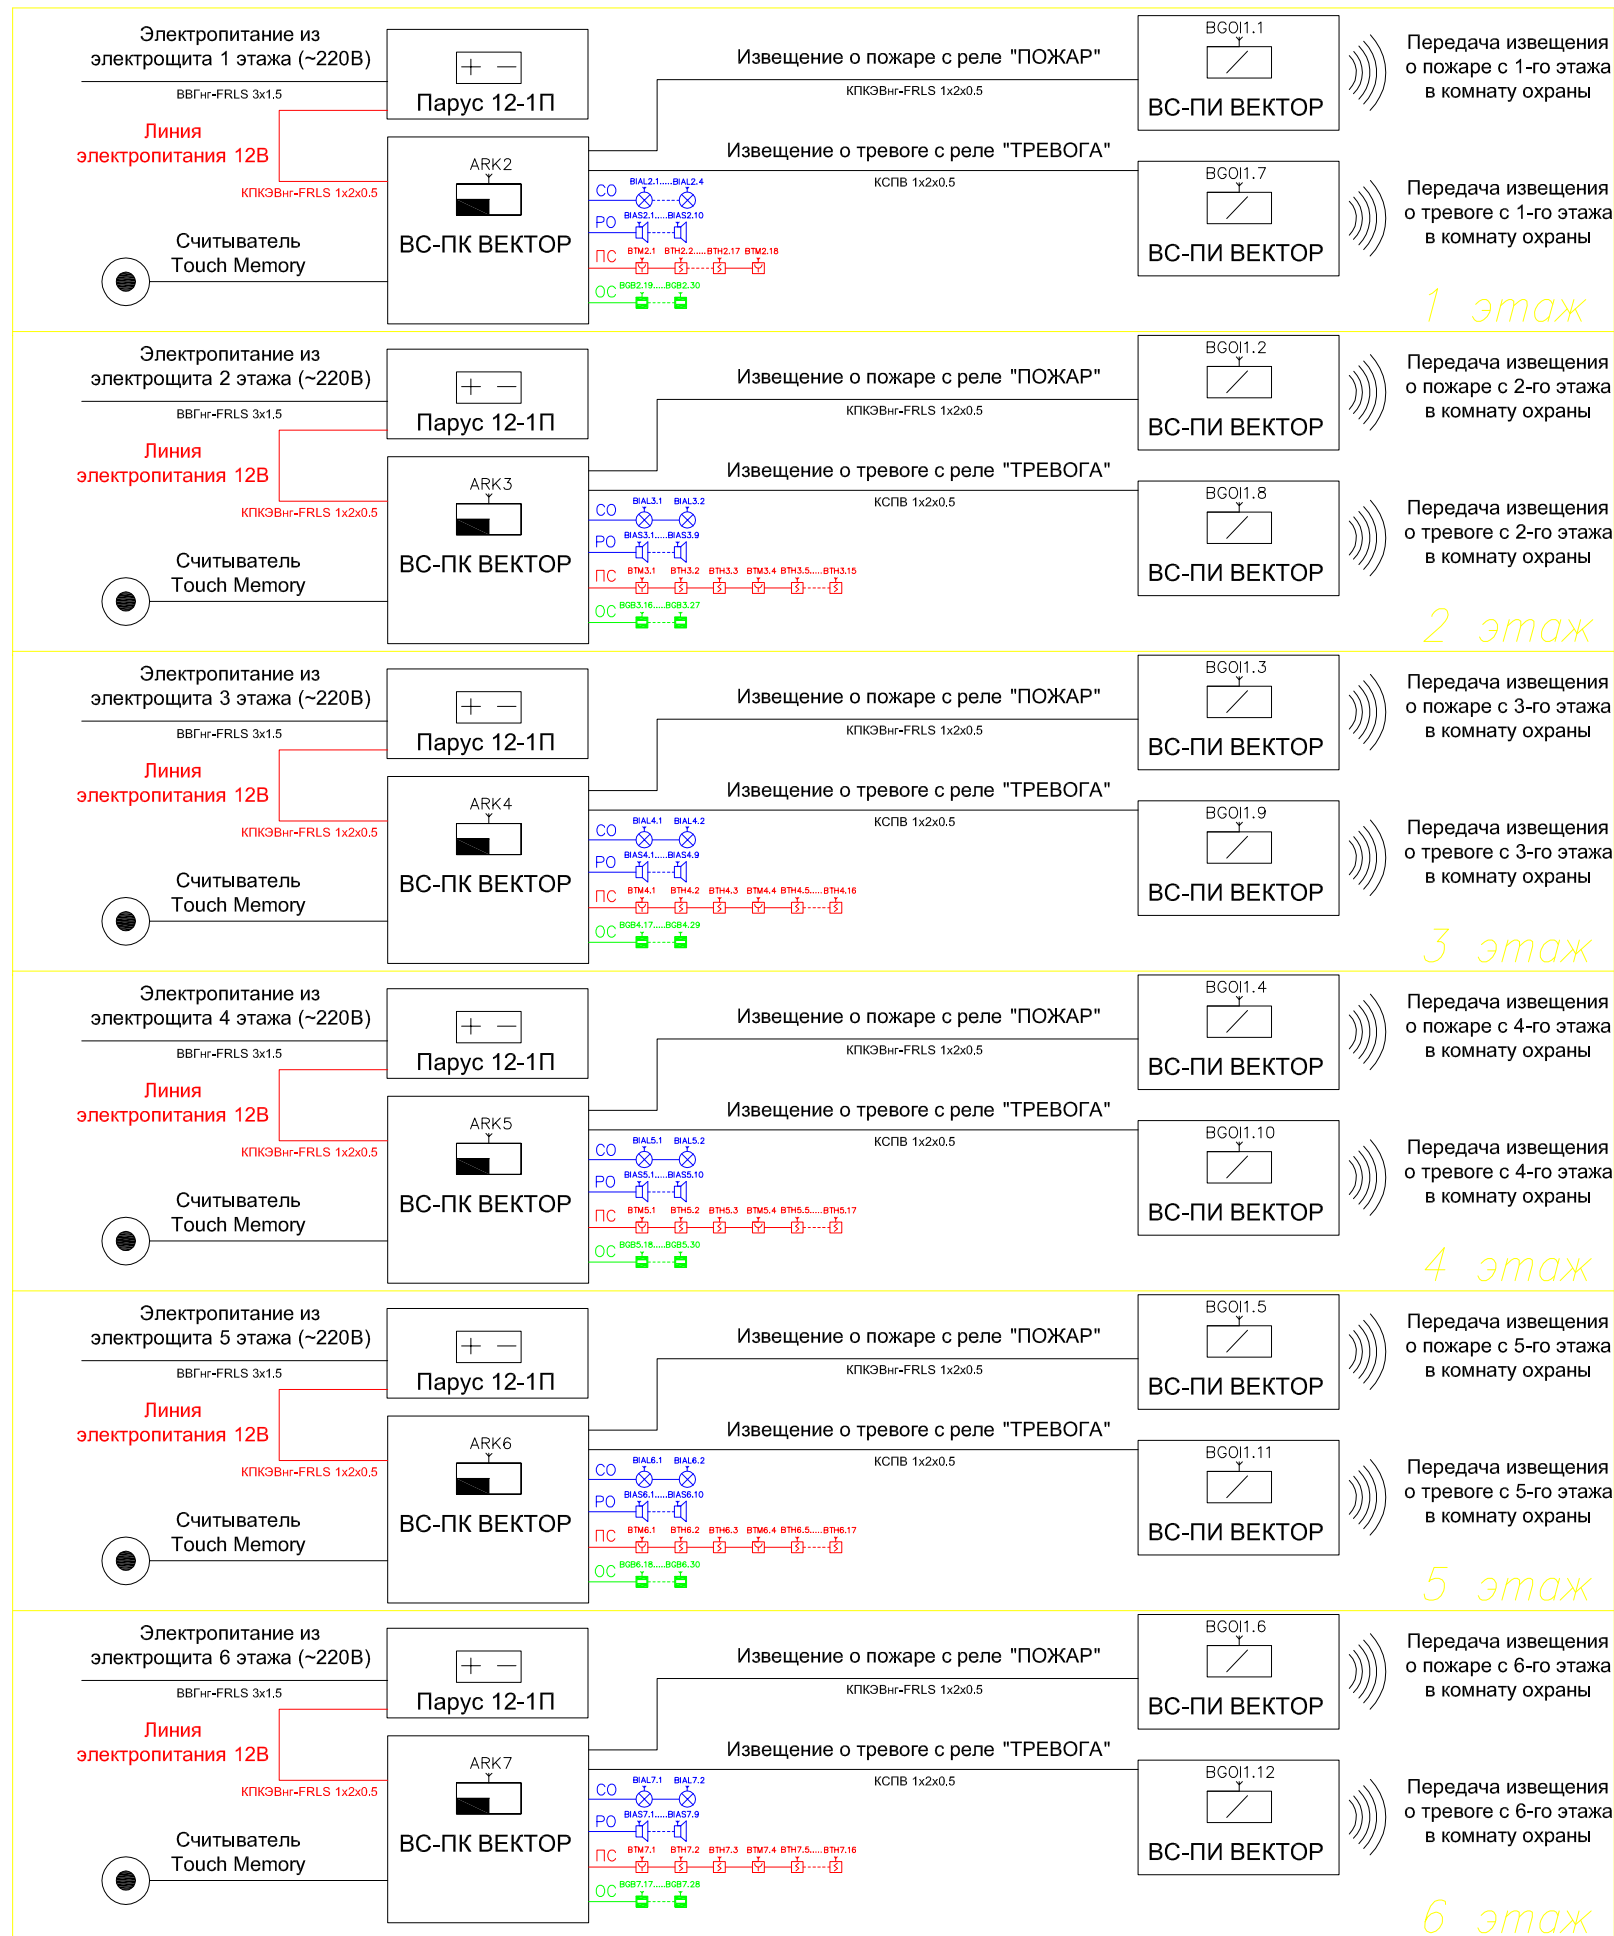

Комната охраны

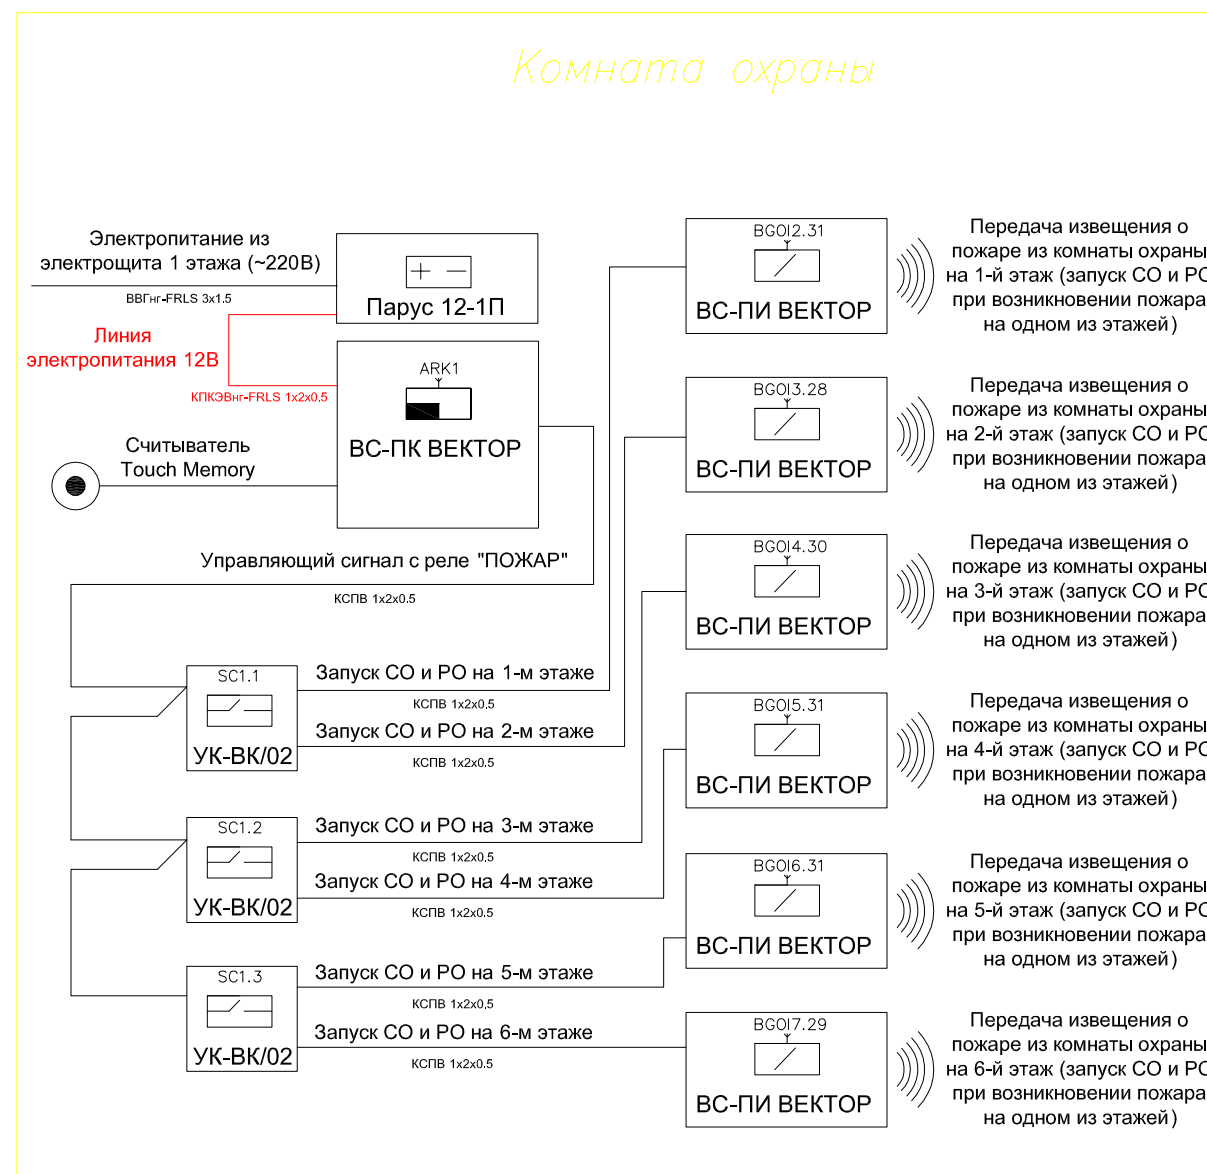

АПС-1908-2014				
Офис ОАО "ЮЖКУЗБАССУГОЛЬ" в г. Новокузнецке				
Изм.	Кол.уч.	Лист	№ док.	Подп.
	ГИП	Сорокин		
Схема структурная			Стадия	Лист
			РП	3
Схема структурная системы АПС, ОС и оповещения людей о пожаре			Листов	
			22	
Выполнил	Немцев		ООО "Технопроспект"	

Схема подключения

Перв. примен.

Справ. Но

Подп. и дата

Взам. инв. Но

Инв. Но

Подп. и дата

Инв. Но подд.

Передача извещения о пожаре из комнаты охраны на 1-й этаж (запуск СО и РО при возникновении пожара на одном из этажей)





Передача извещения о пожаре из комнаты охраны на 2-й этаж (запуск СО и РО при возникновении пожара на одном из этажей)

Передача извещения о пожаре из комнаты охраны на 3-й этаж (запуск СО и РО при возникновении пожара на одном из этажей)

Передача извещения о пожаре из комнаты охраны на 4-й этаж (запуск СО и РО при возникновении пожара на одном из этажей)

Передача извещения о пожаре из комнаты охраны на 5-й этаж (запуск СО и РО при возникновении пожара на одном из этажей)

Передача извещения о пожаре из комнаты охраны на 6-й этаж (запуск СО и РО при возникновении пожара на одном из этажей)

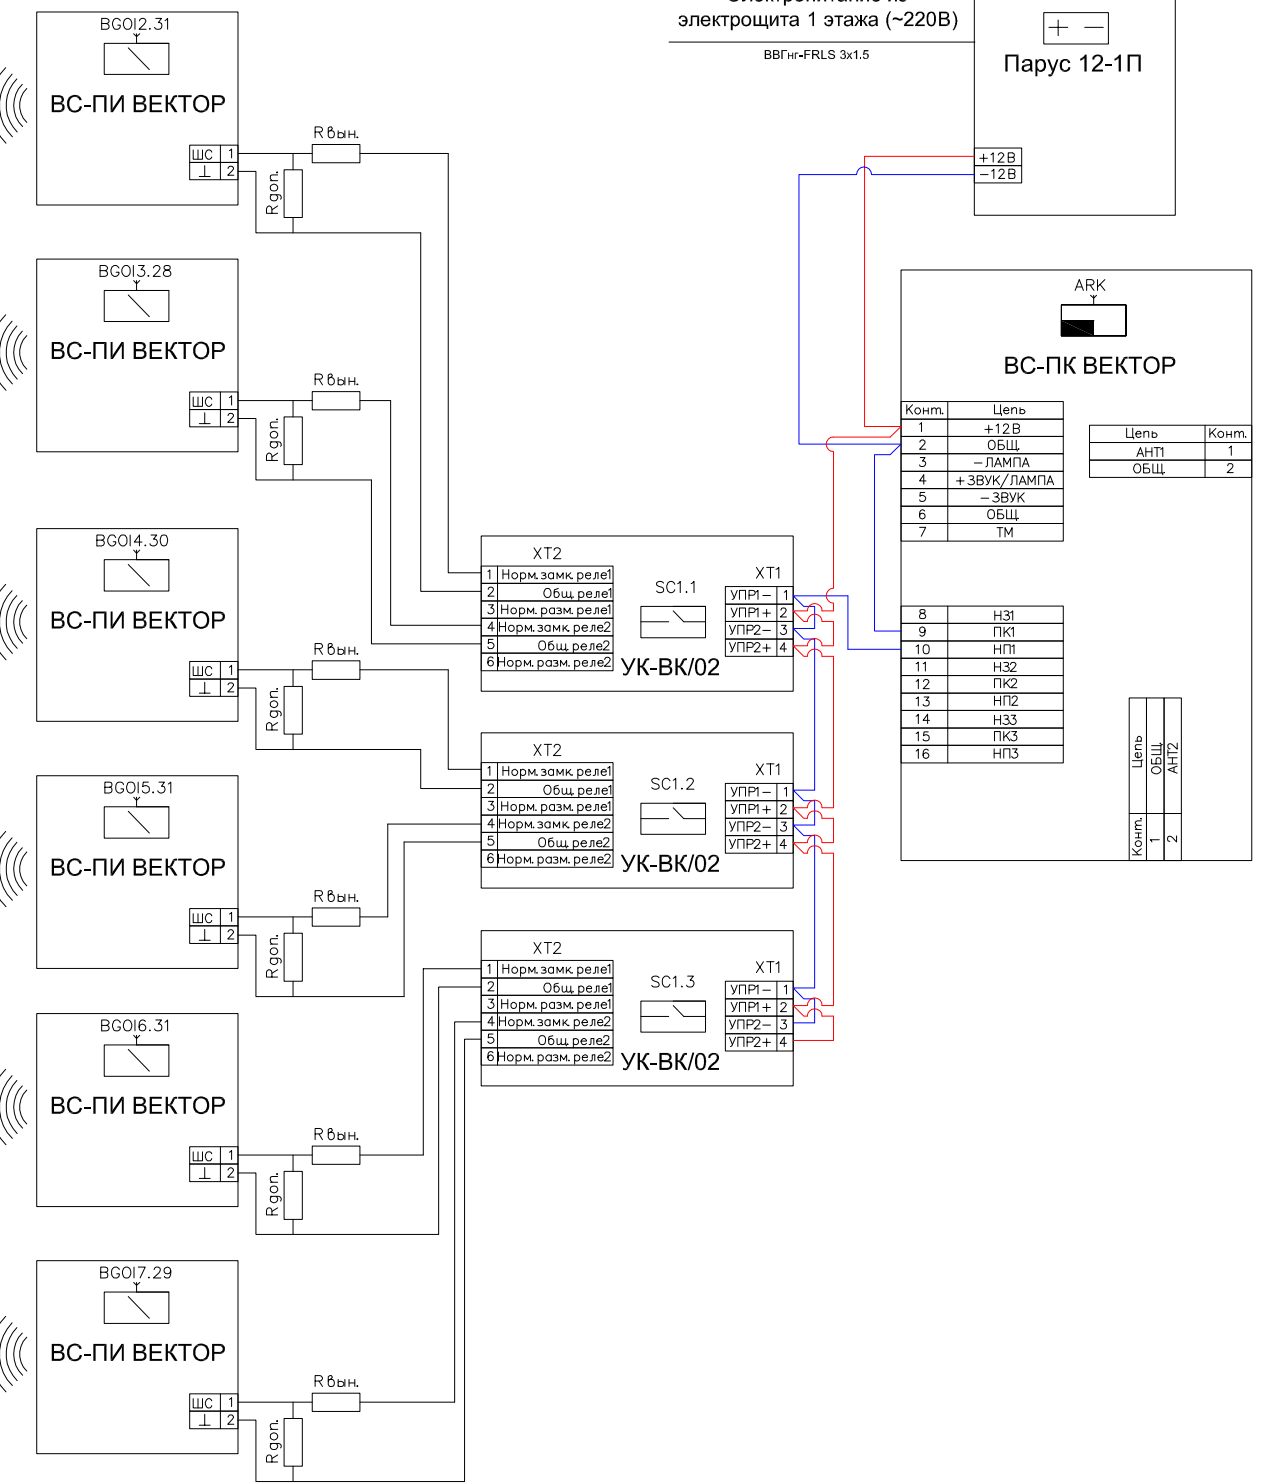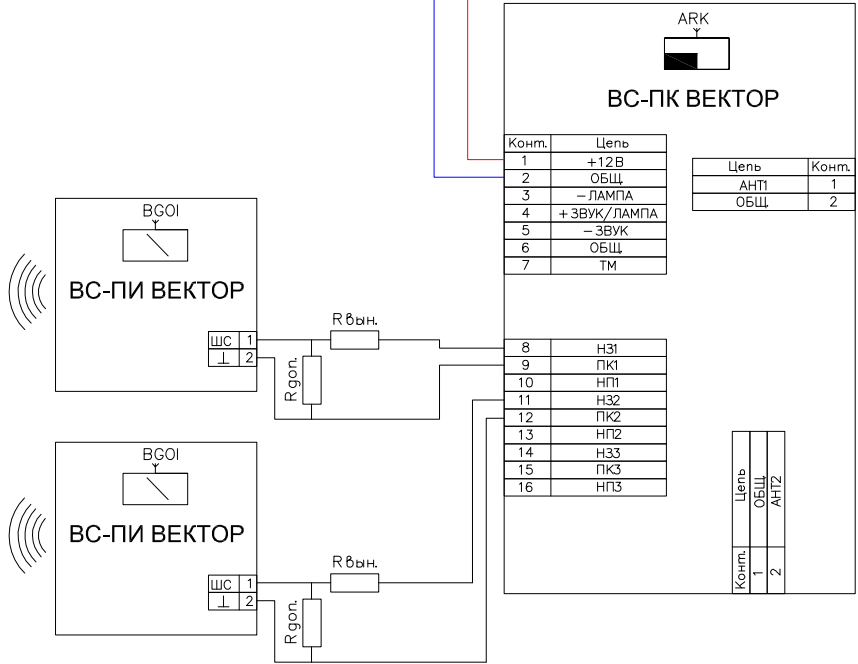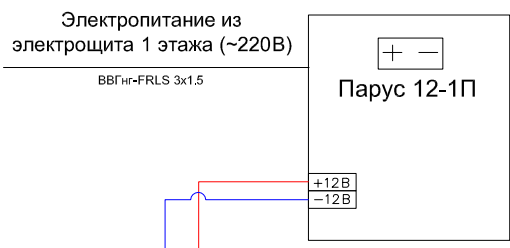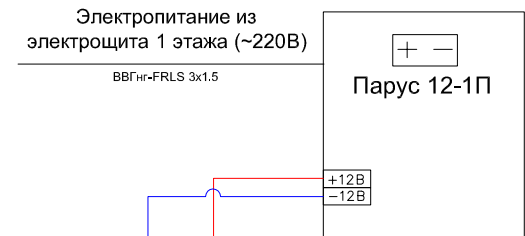

R_{вын.} = 5.6 кОм
R_{гон.} = 1.5 кОм

АПС-1908-2014					
Офис ОАО "ЮЖКУЗБАССУГОЛЬ" в г. Новокузнецке					
Изм.	Кол.уч.	Лист	Но док.	Подп.	Дата
Выполнил	Немцев				
Схема подключения				Стадия	Лист
				РП	4
Схема подключения системы АПС, ОС и оповещения людей о пожаре				Листов	22
				ООО "Технопроспект"	

Перв. примен.


Справ. No

Подп. и дата

Взам. инв. No Инв. No дубл.

Подп. и дата

Инв. No подл.

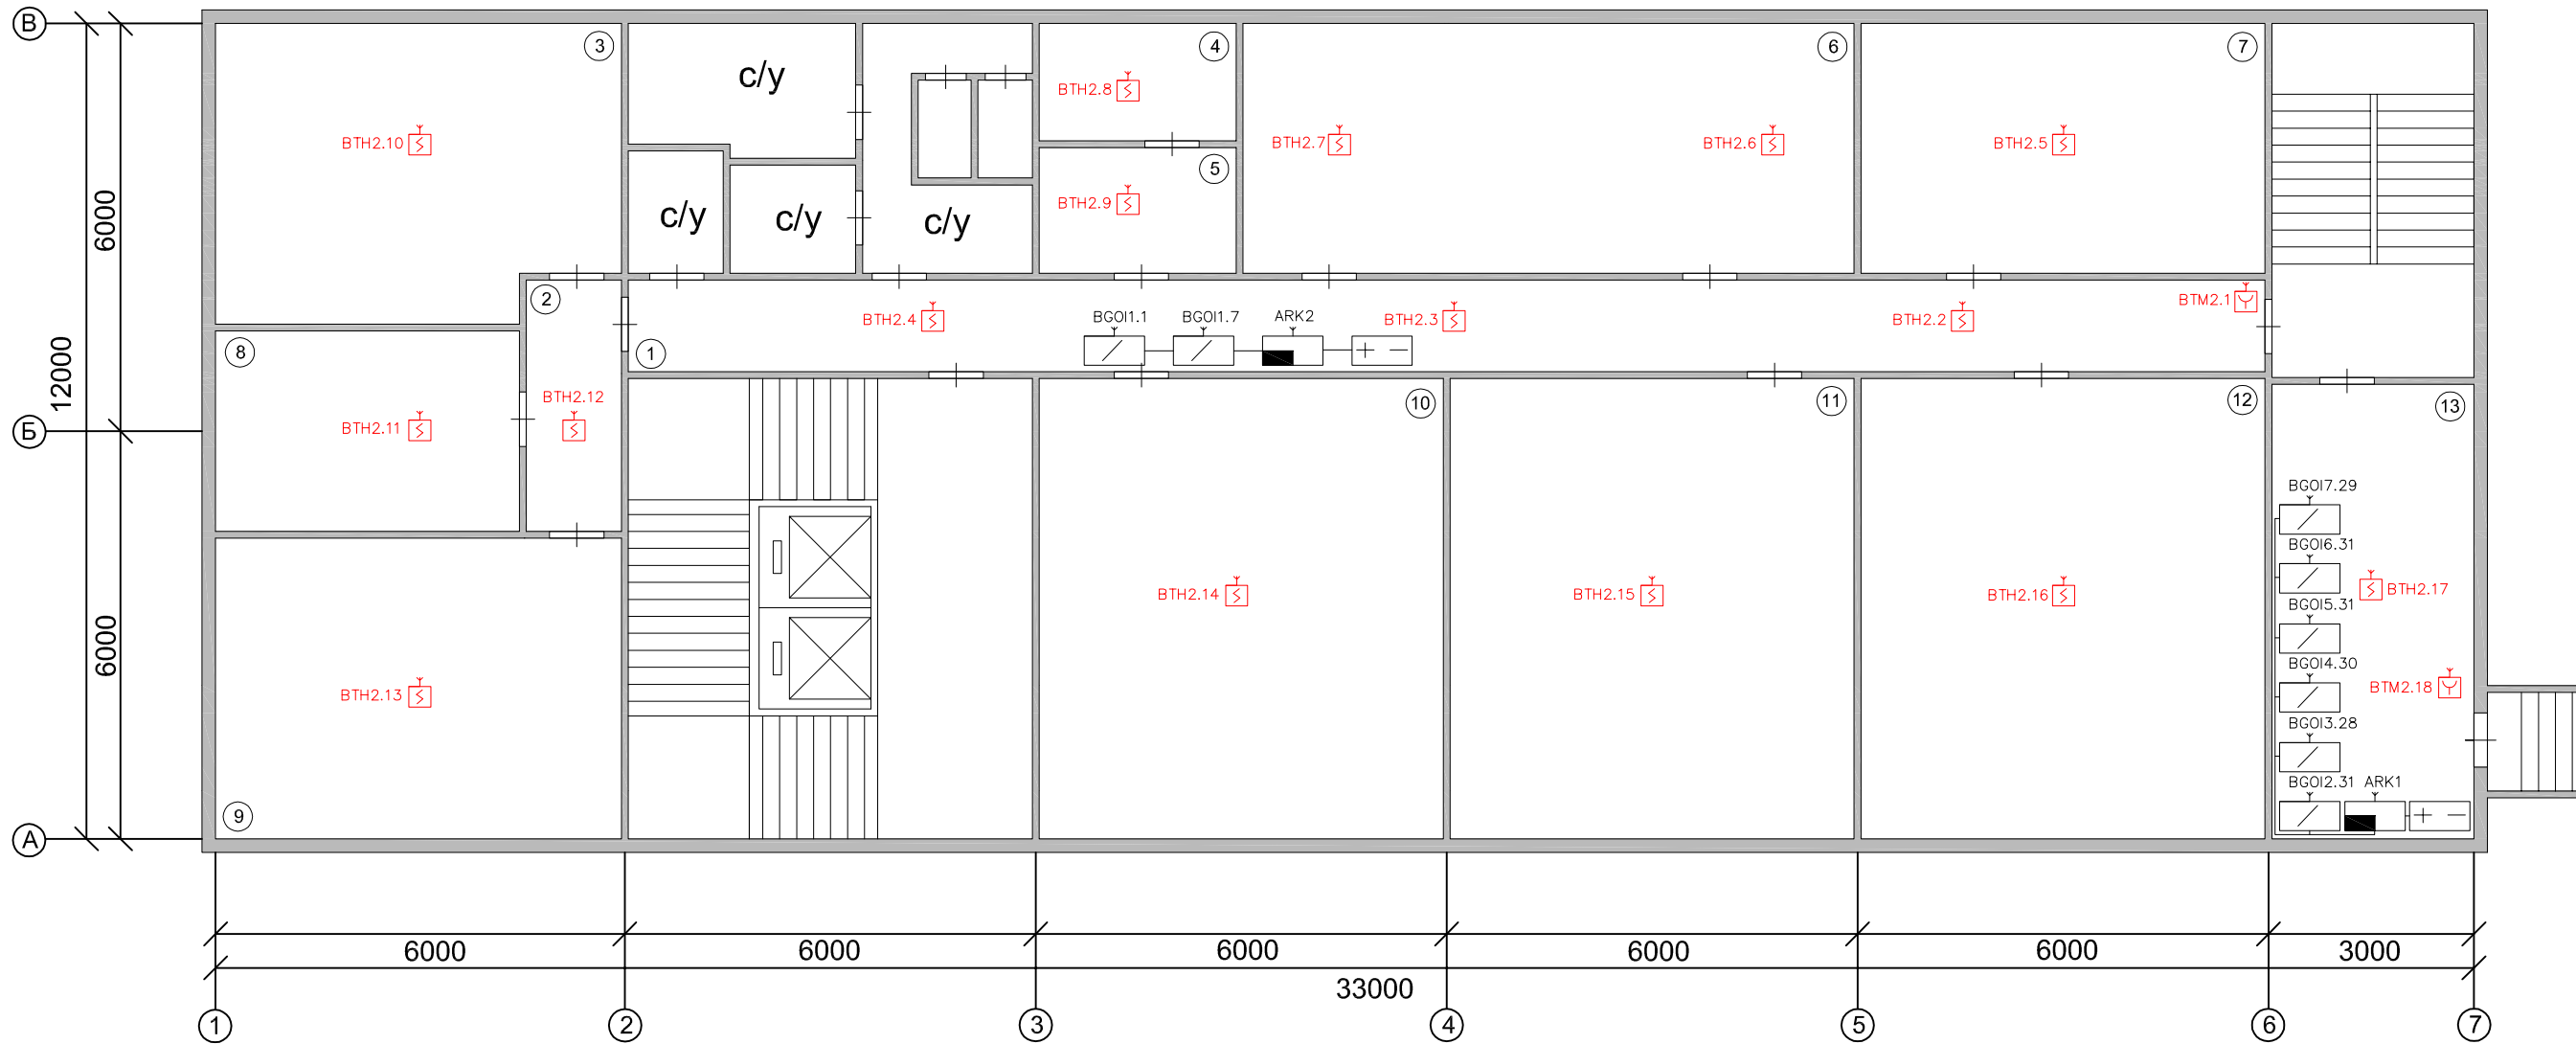

Экспликация помещений

№п/п	Назначение помещения
1	Коридор
2	Холл
3	Энергомеханическая служба, кабинет 103
4	Отдел учета финансовых операций, кабинет 104
5	Отдел учета финансовых операций, кабинет 104
6	Энергомеханическая служба, кабинет 105
7	Отдел по добыче угля, кабинет 106
8	Энергомеханическая служба, кабинет 102
9	Энергомеханическая служба, кабинет 101
10	Энергомеханическая служба, кабинет 110
11	Энергомеханическая служба, кабинет 109
12	Отдел производственного контроля, кабинет 108
13	Пост охраны

АПС-1908-2014							
Офис ОАО "ЮЖКУЗБАССУГОЛЬ" в г. Новокузнецке							
Изм.	Кол.уч.	Лист	№ док.	Подп.	Дата		
	ГИП	Сорокин					
1 этаж					Стадия	Лист	Листов
					РП	5	22
Выполнил Немцев					ООО "Технопроспект"		
Схема расположения оборудования системы АПС первого этажа							

Перв. примен.


Справ. Но

Подп. и дата

Взам. инв. № Инв. № дубл.

Подп. и дата


Инв. № подл.

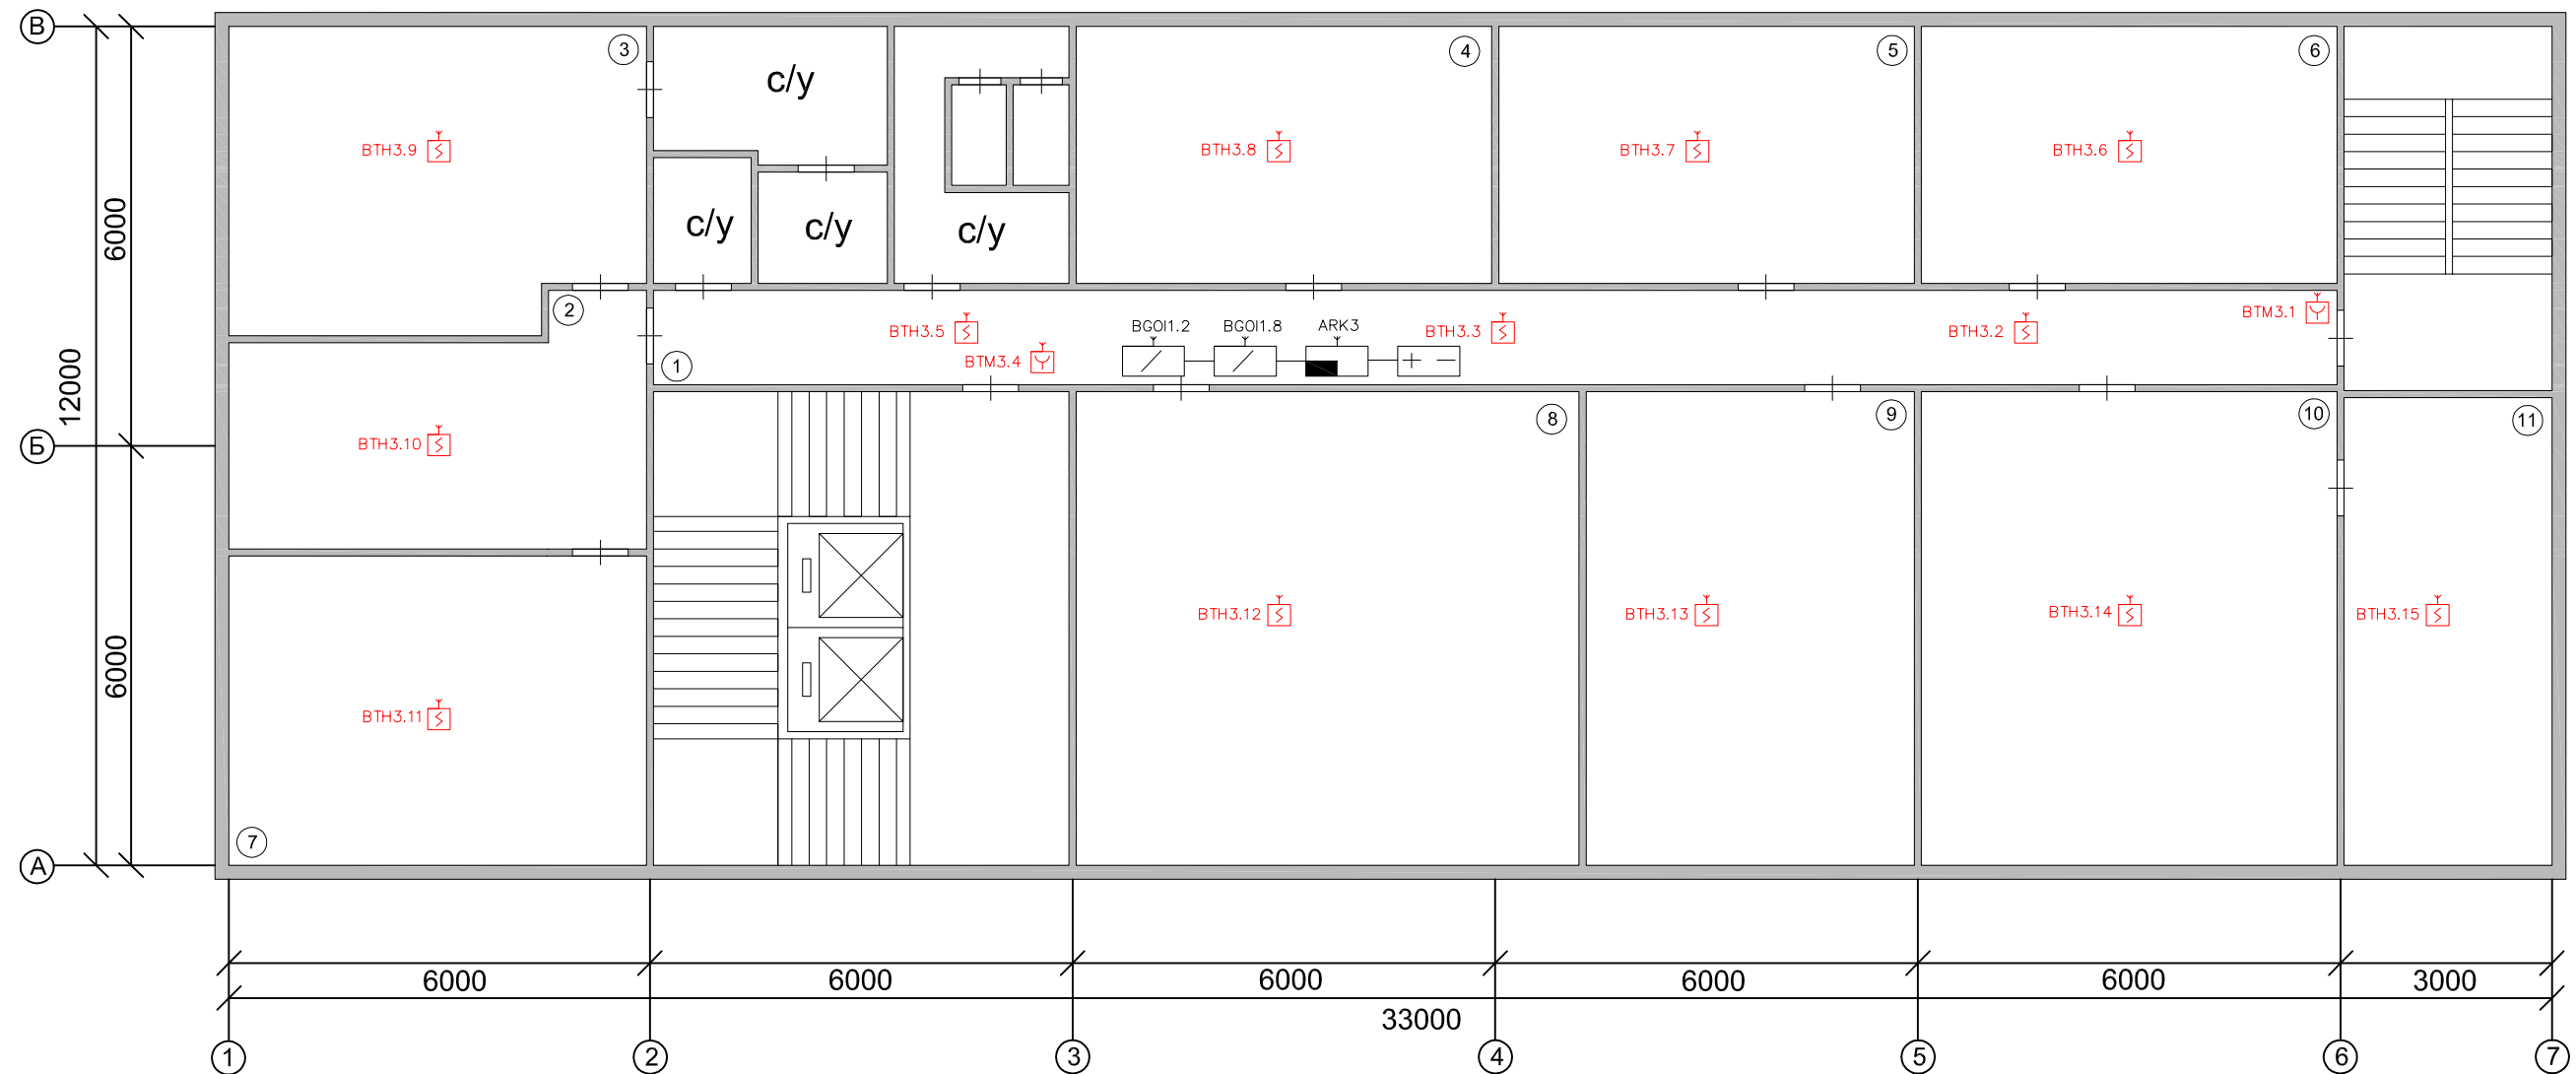

Экспликация помещений

№п/п	Назначение помещения
1	Коридор
2	Кабинет 202
3	Кабинет 203
4	Дирекция внутреннего аудита, кабинет 204
5	Отдел учета затрат и налогов, кабинет 205
6	Отдел цен и сметного нормирования, кабинет 206
7	Кабинет 201
8	Организационно-аналитический отдел, кабинет 210
9	Сметно-договорное бюро, кабинет 209
10	Дирекция по охране труда, промышленной безопасности и экологии, кабинет 208
11	Дирекция по охране труда, промышленной безопасности и экологии, кабинет 207

АПС-1908-2014					
Офис ОАО "ЮЖКУЗБАССУГОЛЬ" в г. Новокузнецке					
Изм.	Кол.уч.	Лист	№ док.	Подп.	Дата
	ГИП	Сорокин			
2 этаж				Стадия	Лист
				РП	6
				Листов	22
Схема расположения оборудования системы АПС второго этажа				ООО "Технопроспект"	
Выполнил	Немцев				

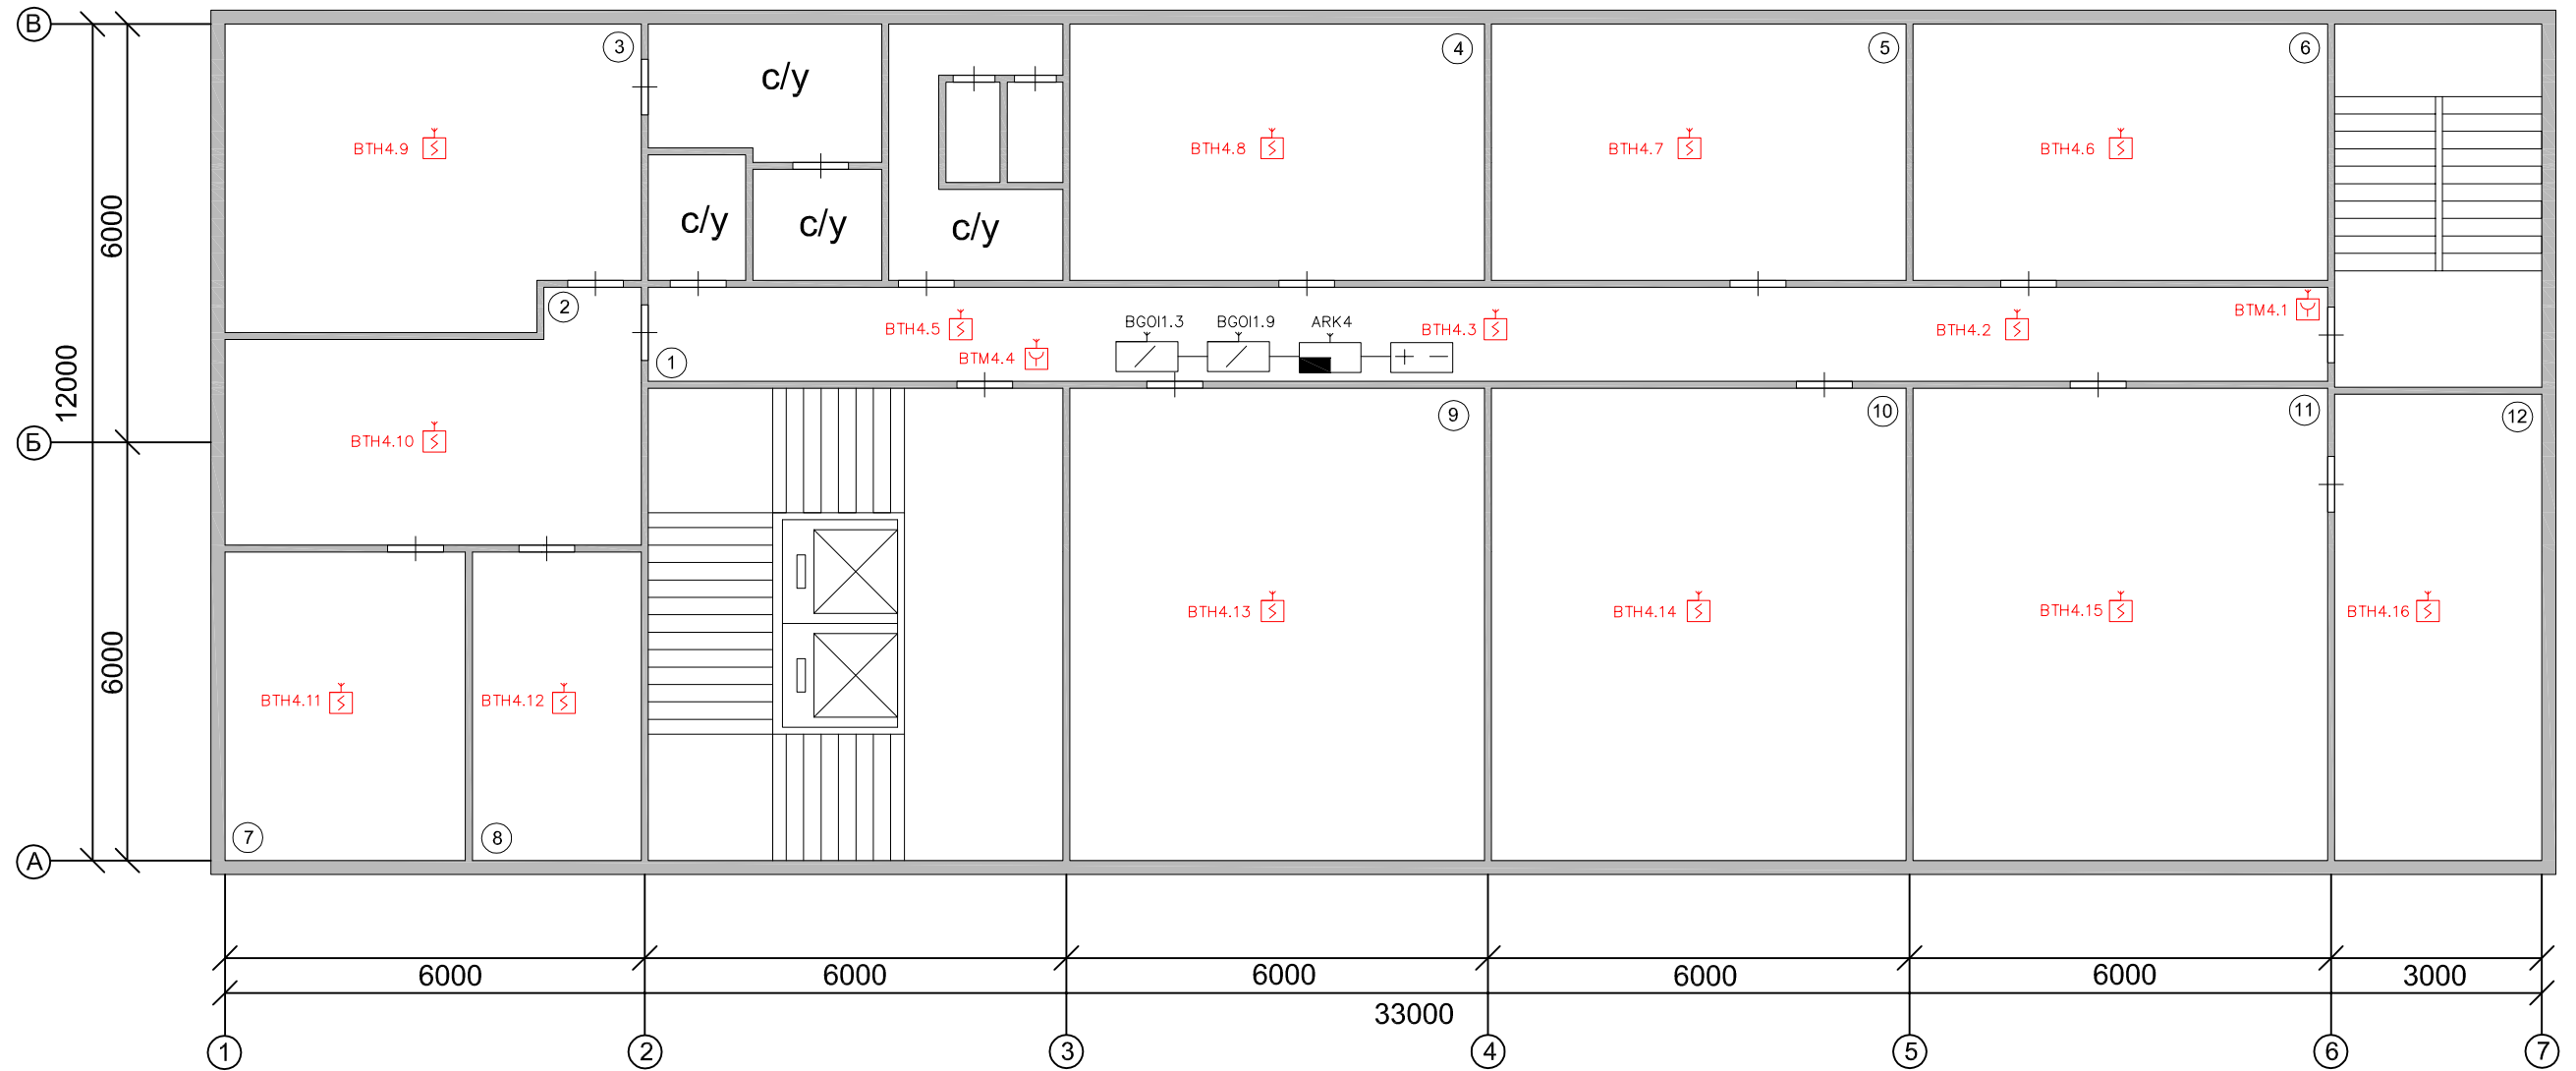

Экспликация помещений

№п/п	Назначение помещения
1	Коридор
2	Приемная дирекции по правовым вопросам
3	Кабинет директора
4	Отдел корпоративного управления, кабинет 304
5	Отдел кадров, кабинет 305
6	Отдел налоговых правоотношений, кабинет 306
7	Кабинет зам. директора
8	Кабинет зам. директора
9	Юридический отдел, кабинет 310
10	Финансовое управление, кабинет 309
11	Отдел инвестиций и развития, кабинет 308
12	Отдел инвестиций и развития, кабинет 307

						АПС-1908-2014		
						Офис ОАО "ЮЖКУЗБАССУГОЛЬ" в г. Новокузнецке		
Изм.	Кол.уч.	Лист	№ док.	Подп.	Дата	3 этаж		
ГИП	Сорокин							
						РП 7 22		
						000 "Технопроспект"		
						Схема расположения оборудования системы АПС третьего этажа		
Выполнил	Немцев							

Перв. примен.

Справ. №

Подп. и дата

Взам. инв. № Инв. № дубл.

Подп. и дата

Инв. № подл.

Перв. примен.


Справ. №

Подп. и дата

Взам. инв. № Инв. № дубл.

Подп. и дата

Инв. № подл.

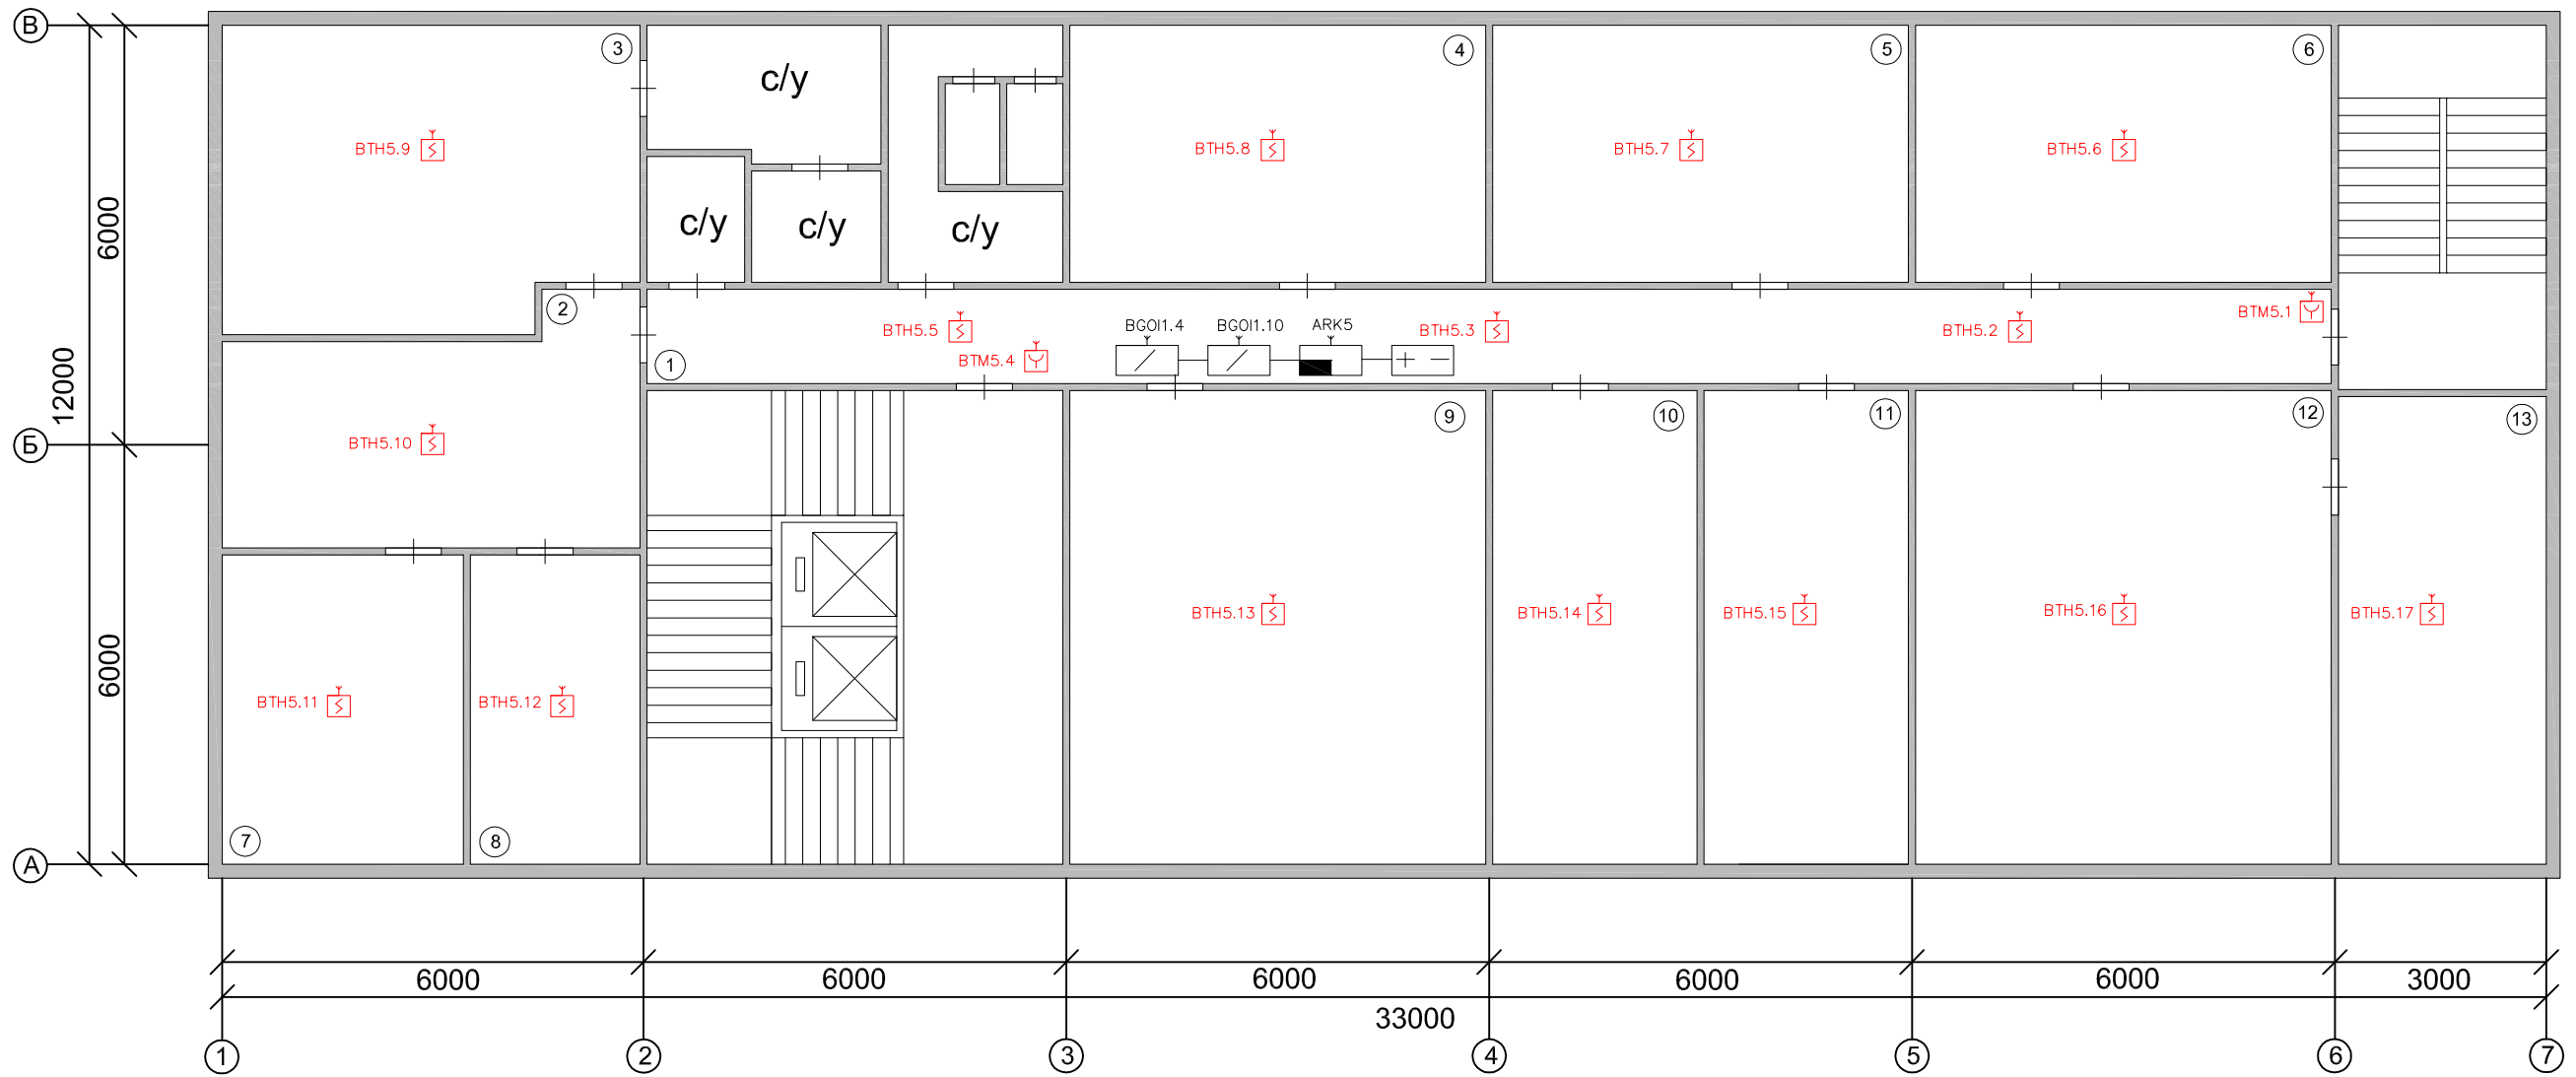

Экспликация помещений

№п/п	Назначение помещения
1	Коридор
2	Приемная дирекции по финансам и экономике
3	Кабинет директора
4	Планово-экономический отдел, кабинет 404
5	Бюро подготовки управленческой отчетности, кабинет 405
6	Бюро операционного планирования, кабинет 406
7	Кабинет зам. директора
8	Кабинет зам. директора
9	Бюро свободного планирования, кабинет 411
10	Дирекция по производству управления поставок, кабинет 410
11	Управление по обогащению угля и транспорту, кабинет 409
12	Бюро управления затратами, кабинет 408
13	Бюро управления затратами, кабинет 408

АПС-1908-2014							
Офис ОАО "ЮЖКУЗБАССУГОЛЬ" в г. Новокузнецке							
Изм.	Кол.уч.	Лист	№ док.	Подп.	Дата		
	ГИП	Сорокин					
4 этаж					Стадия	Лист	Листов
РП					8	22	
Выполнил Немцев					ООО "Технопроспект"		
Схема расположения оборудования системы АПС четвертого этажа							

Перв. примен.


Справ. Но

Подп. и дата

Взам. инв. № Инв. № дубл.

Подп. и дата


Инв. № подл.

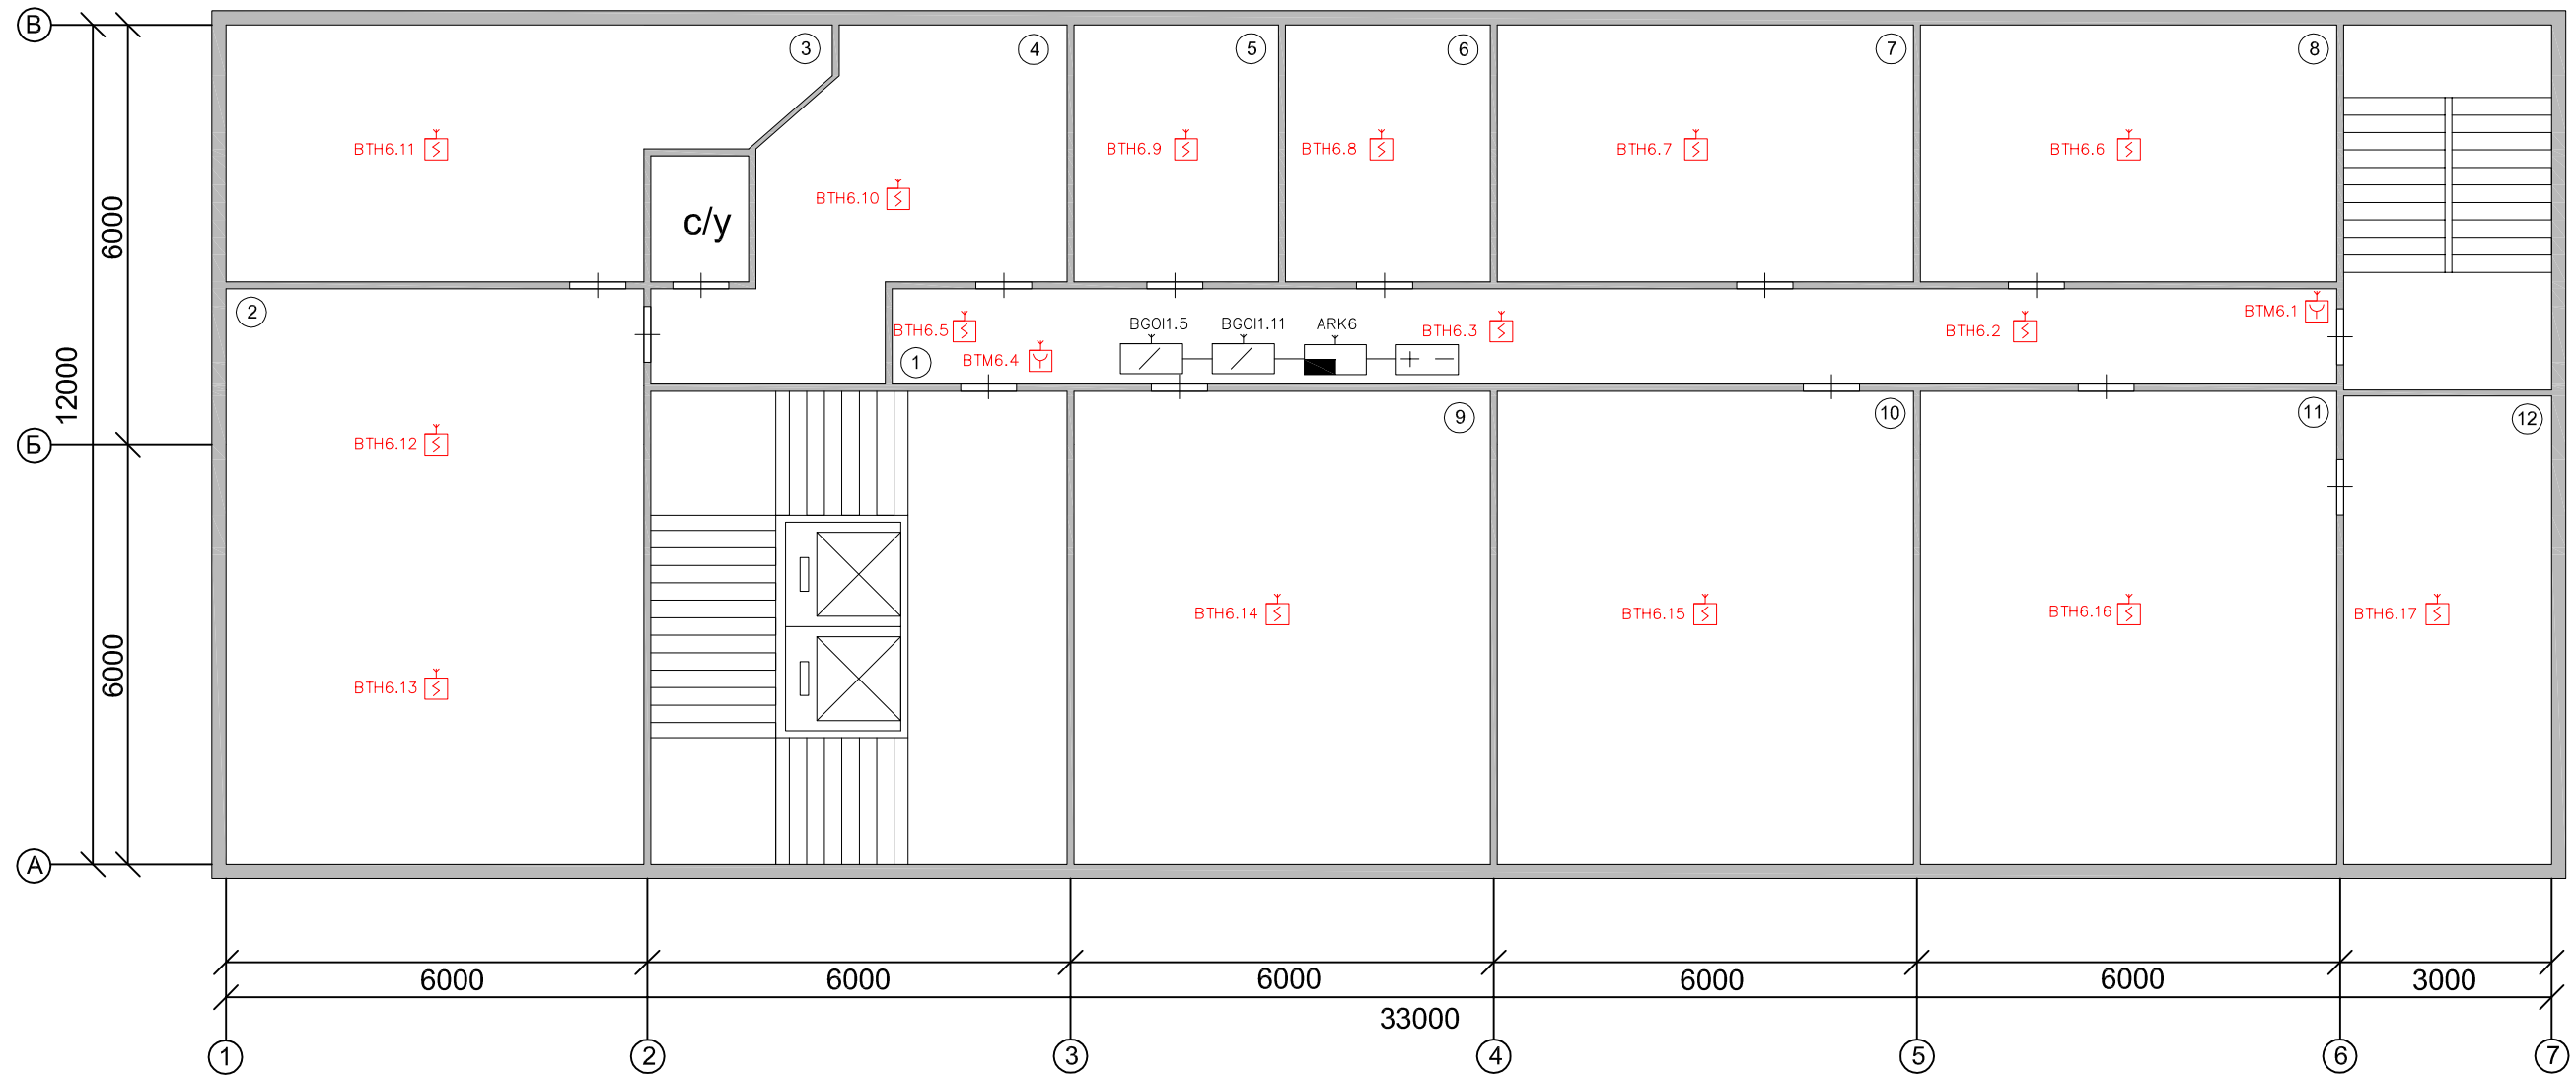

Экспликация помещений

№п/п	Назначение помещения
1	Коридор
2	Кабинет директора
3	Комната отдыха
4	Приемная дирекции по снабжению, кабинет 502
5	Служба охраны труда, кабинет 503
6	Отдел поставок и расчетов с потребителями, кабинет 504
7	Отдел поставок и расчетов с потребителями, кабинет 505
8	Отдел поставок и расчетов с потребителями, кабинет 506
9	Отдел таможенного оформления и поставок на экспорт, кабинет 510
10	Отдел поставок и расчетов с потребителями, кабинет 509
11	Отдел таможенного оформления и поставок на экспорт, кабинет 508
12	Отдел таможенного оформления и поставок на экспорт, кабинет 507

АПС-1908-2014					
Офис ОАО "ЮЖКУЗБАССУГОЛЬ" в г. Новокузнецке					
Изм.	Кол.уч.	Лист	№ док.	Подп.	Дата
ГИП	Сорокин				
5 этаж				Стадия	Лист
				РП	9
				Листов	22
Выполнил Немцев				000 "Технопроспект"	
Схема расположения оборудования системы АПС пятого этажа					

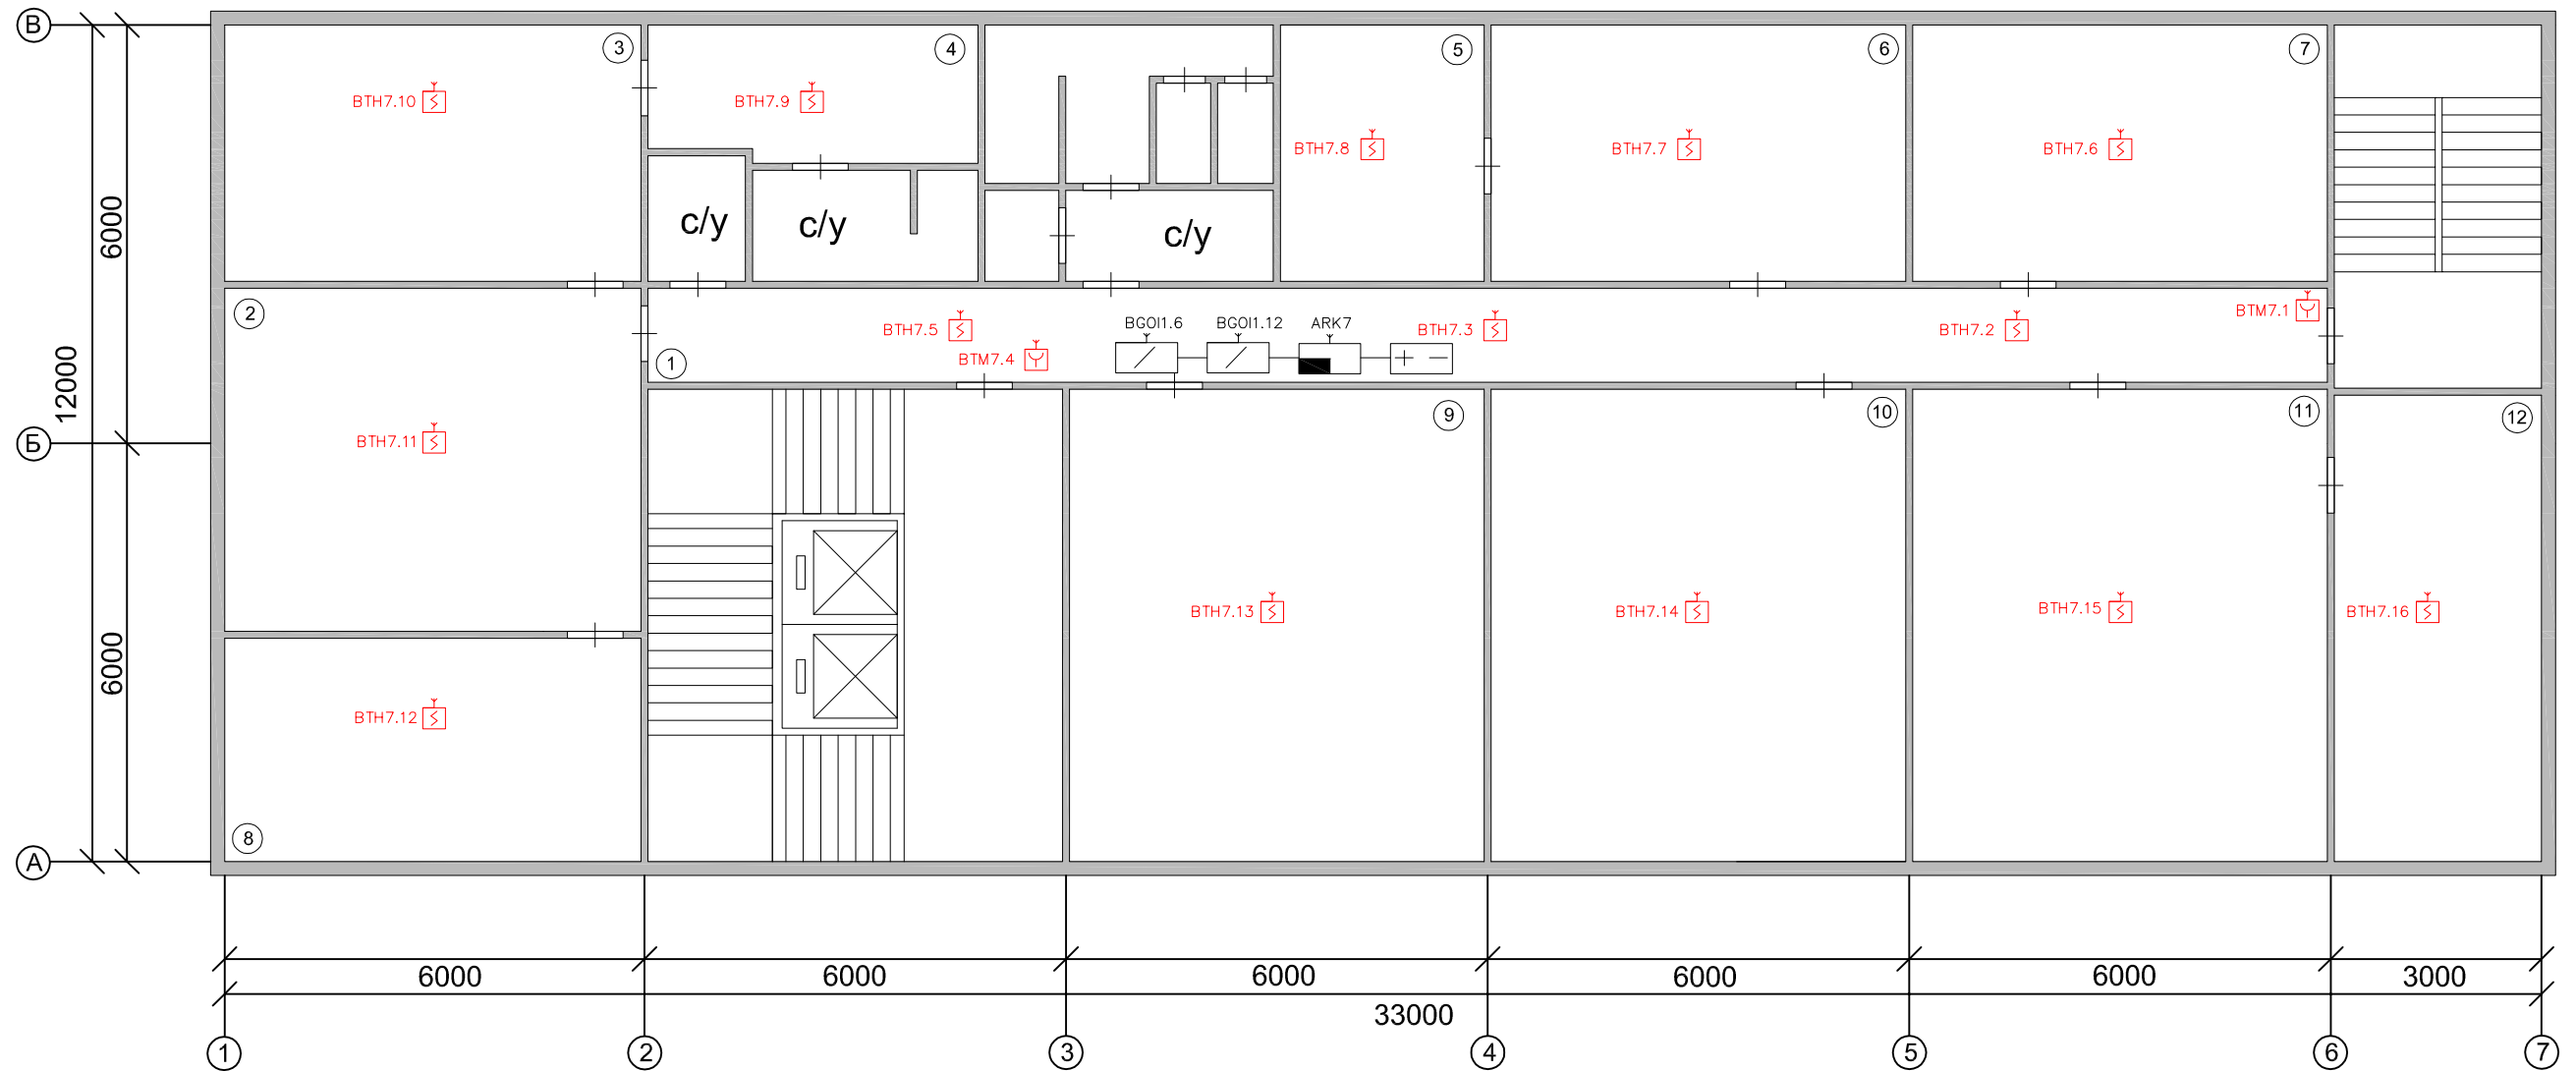

Экспликация помещений

№п/п	Назначение помещения
1	Коридор
2	Приемная
3	Кабинет директора
4	Комната отдыха
5	Управление ГО и ЧС, кабинет 604
6	Управление ГО и ЧС, кабинет 605
7	Отдел по управлению финансами, кабинет 606
8	Кабинет зам. директора
9	Отдел охраны труда, кабинет 610
10	Отдел по расследованию происшествий, кабинет 609
11	Отдел надзора за опасными производственными объектами, кабинет 608
12	Отдел надзора за опасными производственными объектами, кабинет 607

						АПС-1908-2014			
						Офис ОАО "ЮЖКУЗБАССУГОЛЬ" в г. Новокузнецке			
Изм	Кол.уч	Лист	№ док	Подп.	Дата	6 этаж			
ГИП	Сорокин								Стадия
							РП	10	22
Выполнил	Немцев					Схема расположения оборудования системы АПС шестого этажа			
						ООО "Технопроспект"			

Перв. примен.


Справ. №

Подп. и дата

Взам. инв. № Инв. № дубл.

Подп. и дата

Инв. № подл.

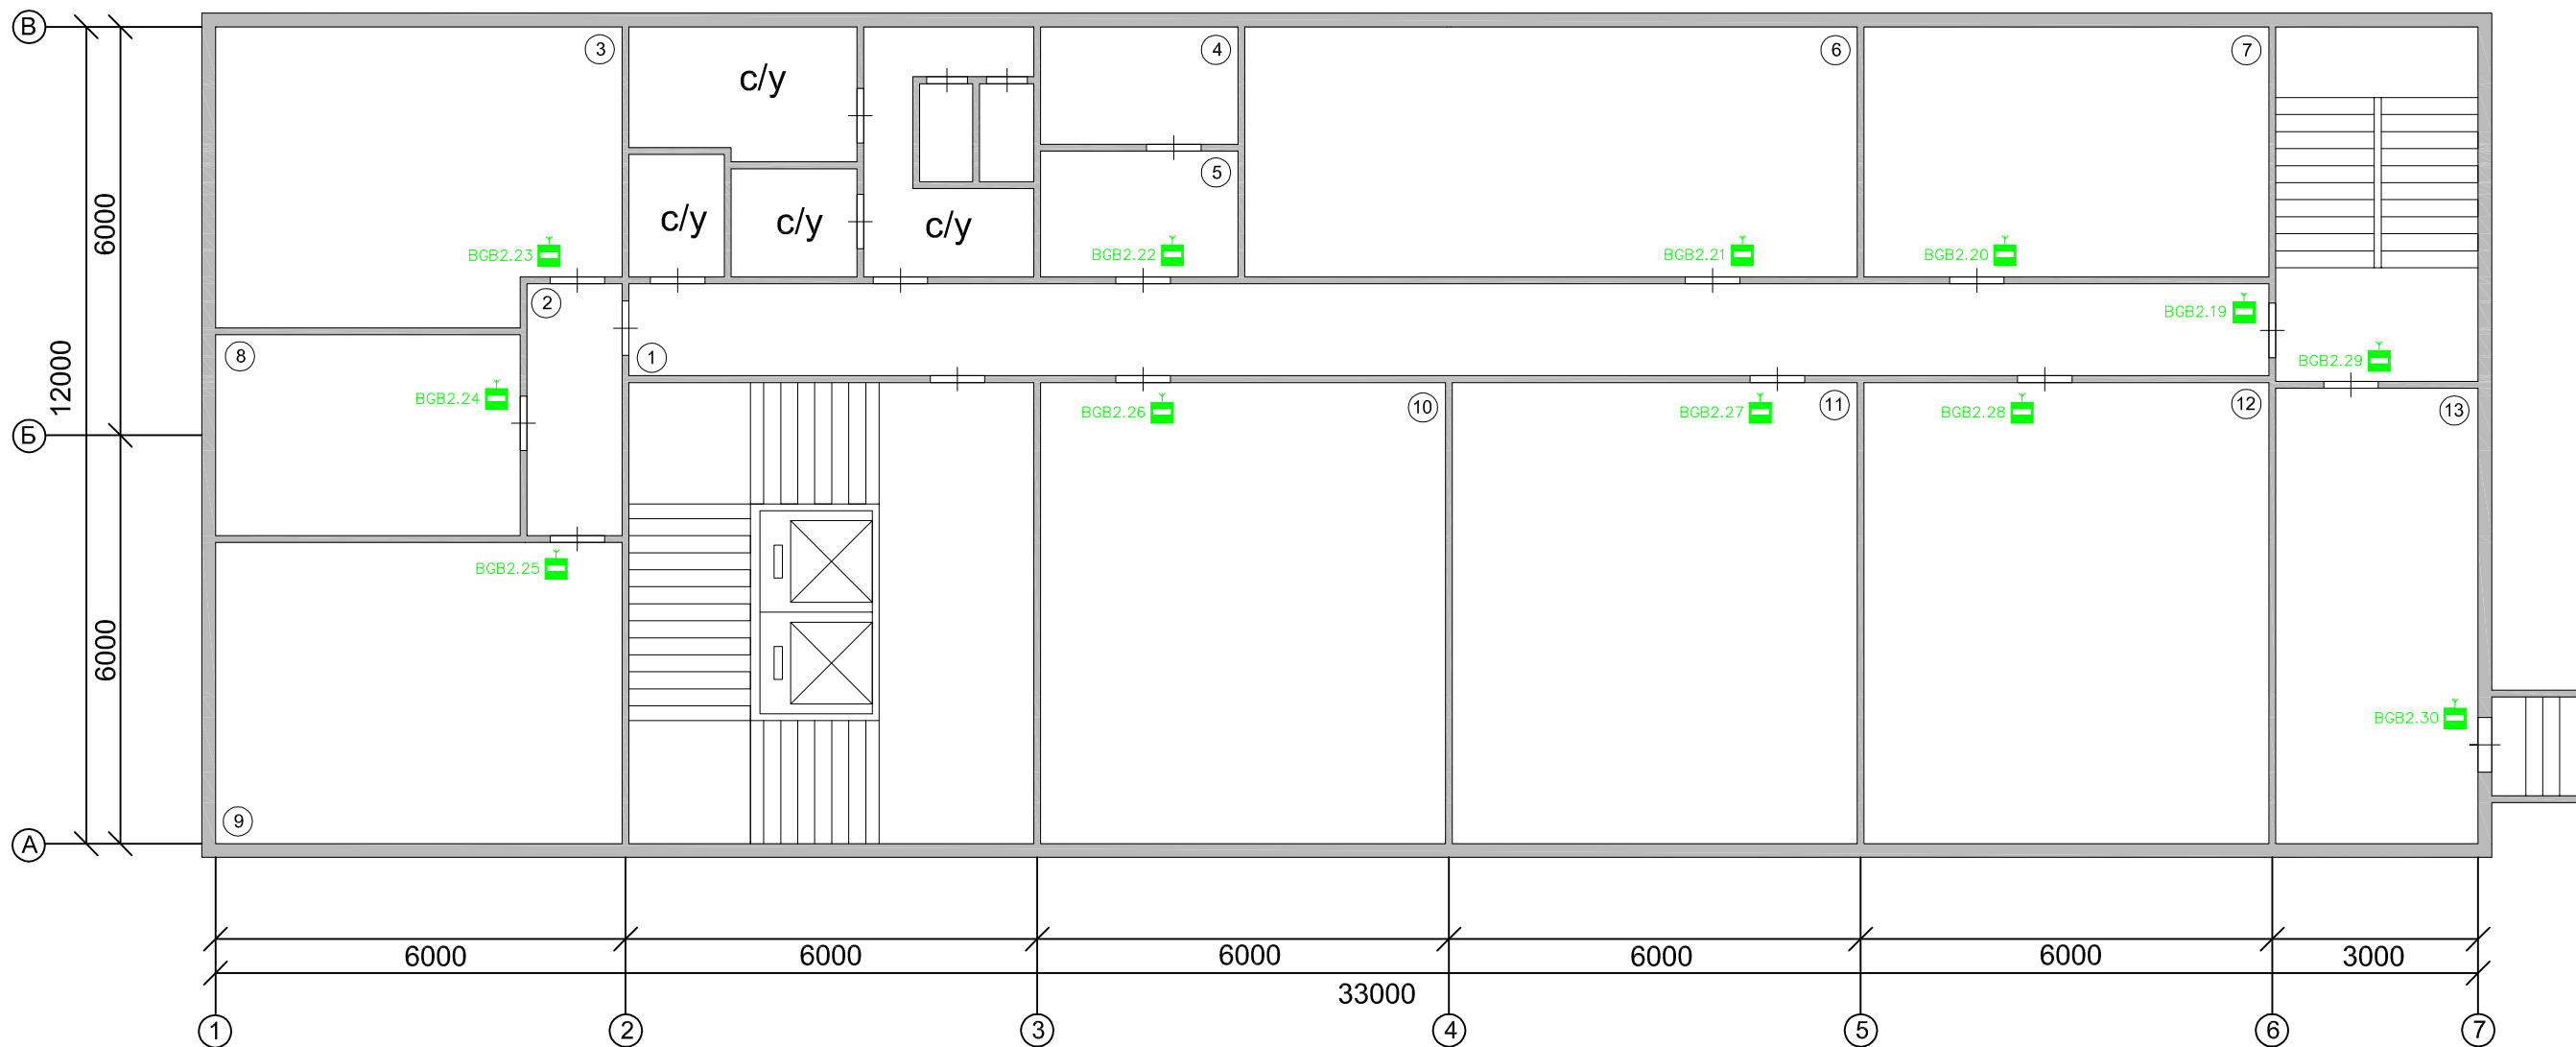

Экспликация помещений

№п/п	Назначение помещения
1	Коридор
2	Холл
3	Энергомеханическая служба, кабинет 103
4	Отдел учета финансовых операций, кабинет 104
5	Отдел учета финансовых операций, кабинет 104
6	Энергомеханическая служба, кабинет 105
7	Отдел по добыче угля, кабинет 106
8	Энергомеханическая служба, кабинет 102
9	Энергомеханическая служба, кабинет 101
10	Энергомеханическая служба, кабинет 110
11	Энергомеханическая служба, кабинет 109
12	Отдел производственного контроля, кабинет 108
13	Пост охраны

АПС-1908-2014					
Офис ОАО "ЮЖКУЗБАССУГОЛЬ" в г. Новокузнецке					
Изм.	Кол.уч.	Лист	№ док.	Подп.	Дата
	ГИП	Сорокин			
1 этаж				Стадия	Лист
				РП	11
				Листов	22
Схема расположения оборудования системы ОС первого этажа				ООО "Технопроспект"	
Выполнил	Немцев				

Перв. примен.

Справ. №

Подп. и дата

Взам. инв. №

Инв. № дубл.

Подп. и дата

Инв. № подл.

Перв. примен.


Справ. Но

Подп. и дата

Взам. инв. № Инв. № дубл.

Подп. и дата

Инв. № подл.

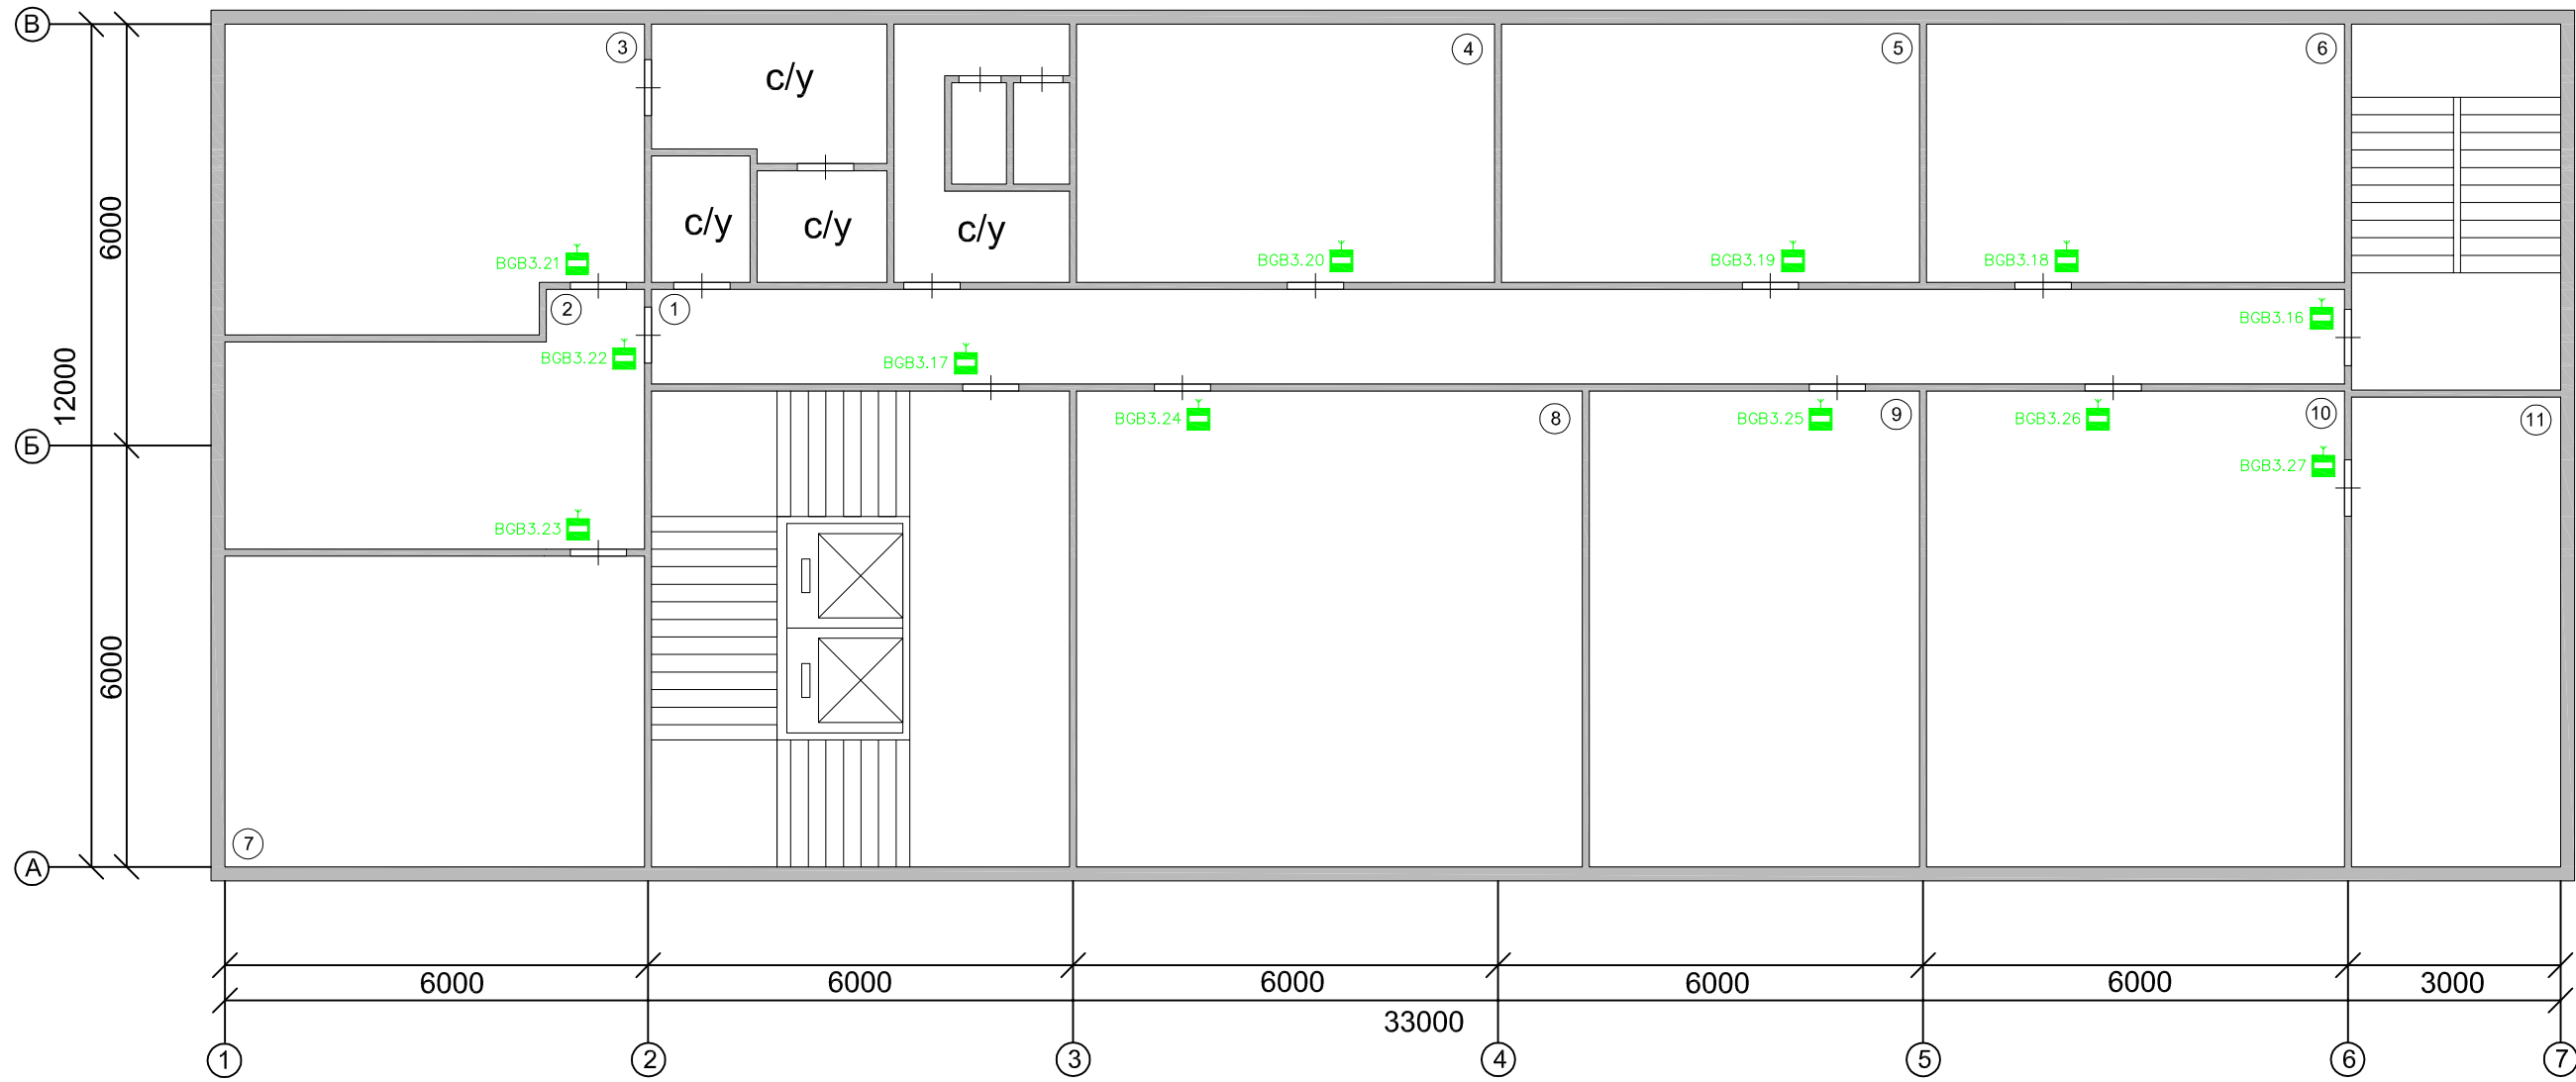

Экспликация помещений

№п/п	Назначение помещения
1	Коридор
2	Кабинет 202
3	Кабинет 203
4	Дирекция внутреннего аудита, кабинет 204
5	Отдел учета затрат и налогов, кабинет 205
6	Отдел цен и сметного нормирования, кабинет 206
7	Кабинет 201
8	Организационно-аналитический отдел, кабинет 210
9	Сметно-договорное бюро, кабинет 209
10	Дирекция по охране труда, промышленной безопасности и экологии, кабинет 208
11	Дирекция по охране труда, промышленной безопасности и экологии, кабинет 207

						АПС-1908-2014		
						Офис ОАО "ЮЖКУЗБАССУГОЛЬ" в г. Новокузнецке		
Изм.	Кол.уч.	Лист	№ док.	Подп.	Дата			
	ГИП	Сорокин						
						2 этаж		
						Стадия	Лист	Листов
						РП	12	22
						Схема расположения оборудования системы ОС второго этажа		
						ООО "Технопроспект"		
Выполнил	Немцев							

Перв. примен.


Справ. №

Подп. и дата

Взам. инв. № Инв. № дубл.

Подп. и дата

Инв. № подл.

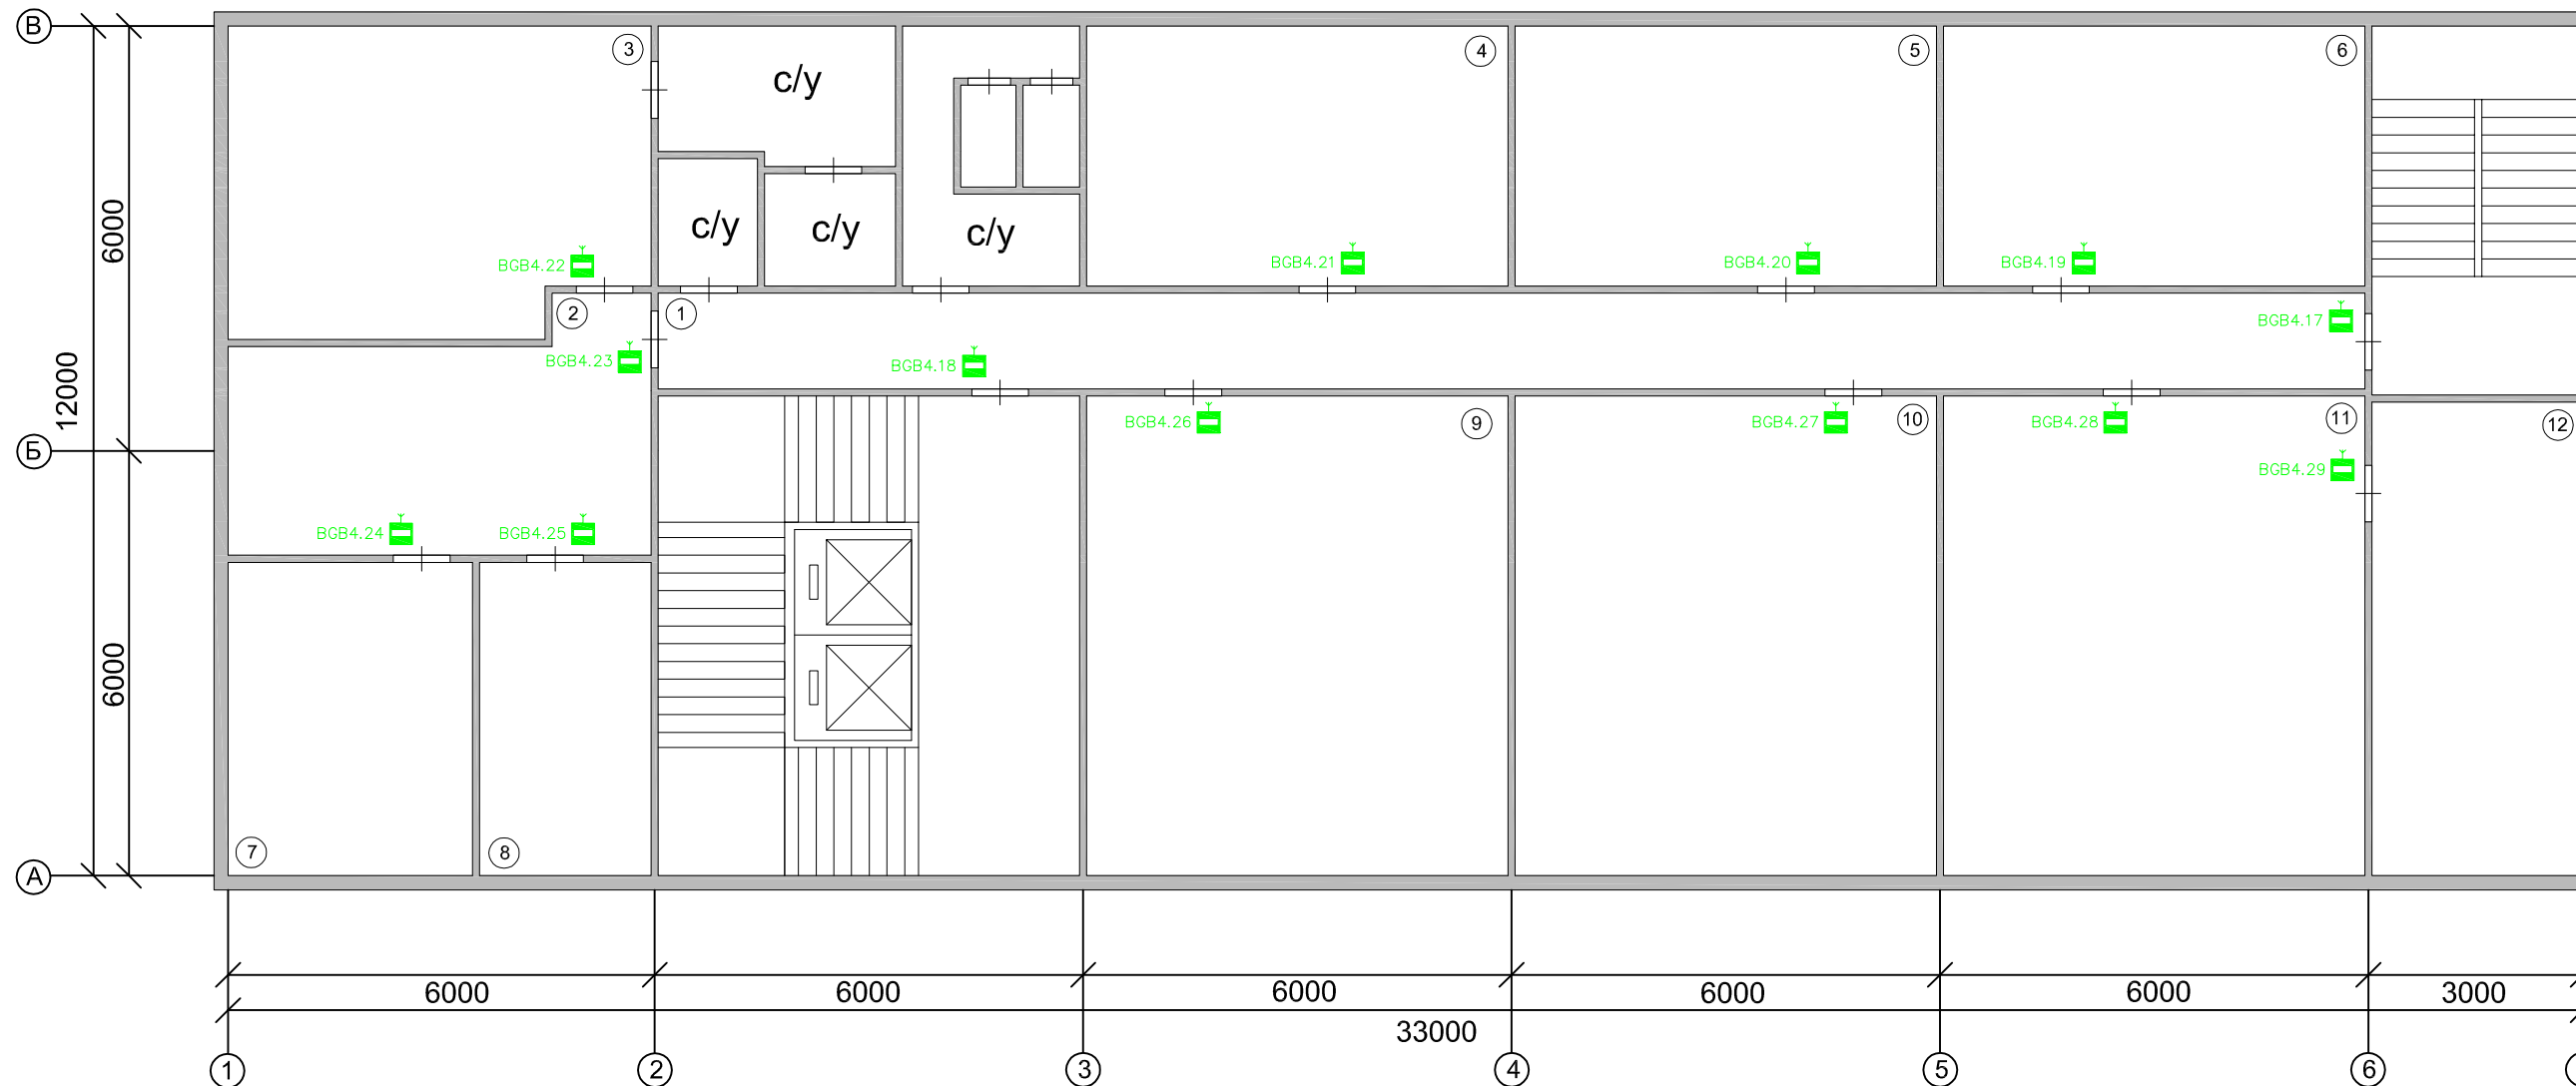

Экспликация помещений

№п/п	Назначение помещения
1	Коридор
2	Приемная дирекции по правовым вопросам
3	Кабинет директора
4	Отдел корпоративного управления, кабинет 304
5	Отдел кадров, кабинет 305
6	Отдел налоговых правоотношений, кабинет 306
7	Кабинет зам. директора
8	Кабинет зам. директора
9	Юридический отдел, кабинет 310
10	Финансовое управление, кабинет 309
11	Отдел инвестиций и развития, кабинет 308
12	Отдел инвестиций и развития, кабинет 307

АПС-1908-2014					
Офис ОАО "ЮЖКУЗБАССУГОЛЬ" в г. Новокузнецке					
Изм.	Кол.уч.	Лист	№ док.	Подп.	Дата
	ГИП	Сорокин			
3 этаж					Стадия
					РП
					Лист
					13
					Листов
					22
Выполнил Немцев					000 "Технопроспект"
Схема расположения оборудования системы ОС третьего этажа					

Перв. примен.


Справ. No

Подп. и дата

Взам. инв. No Инв. No дубл.

Подп. и дата

Инв. No подл.

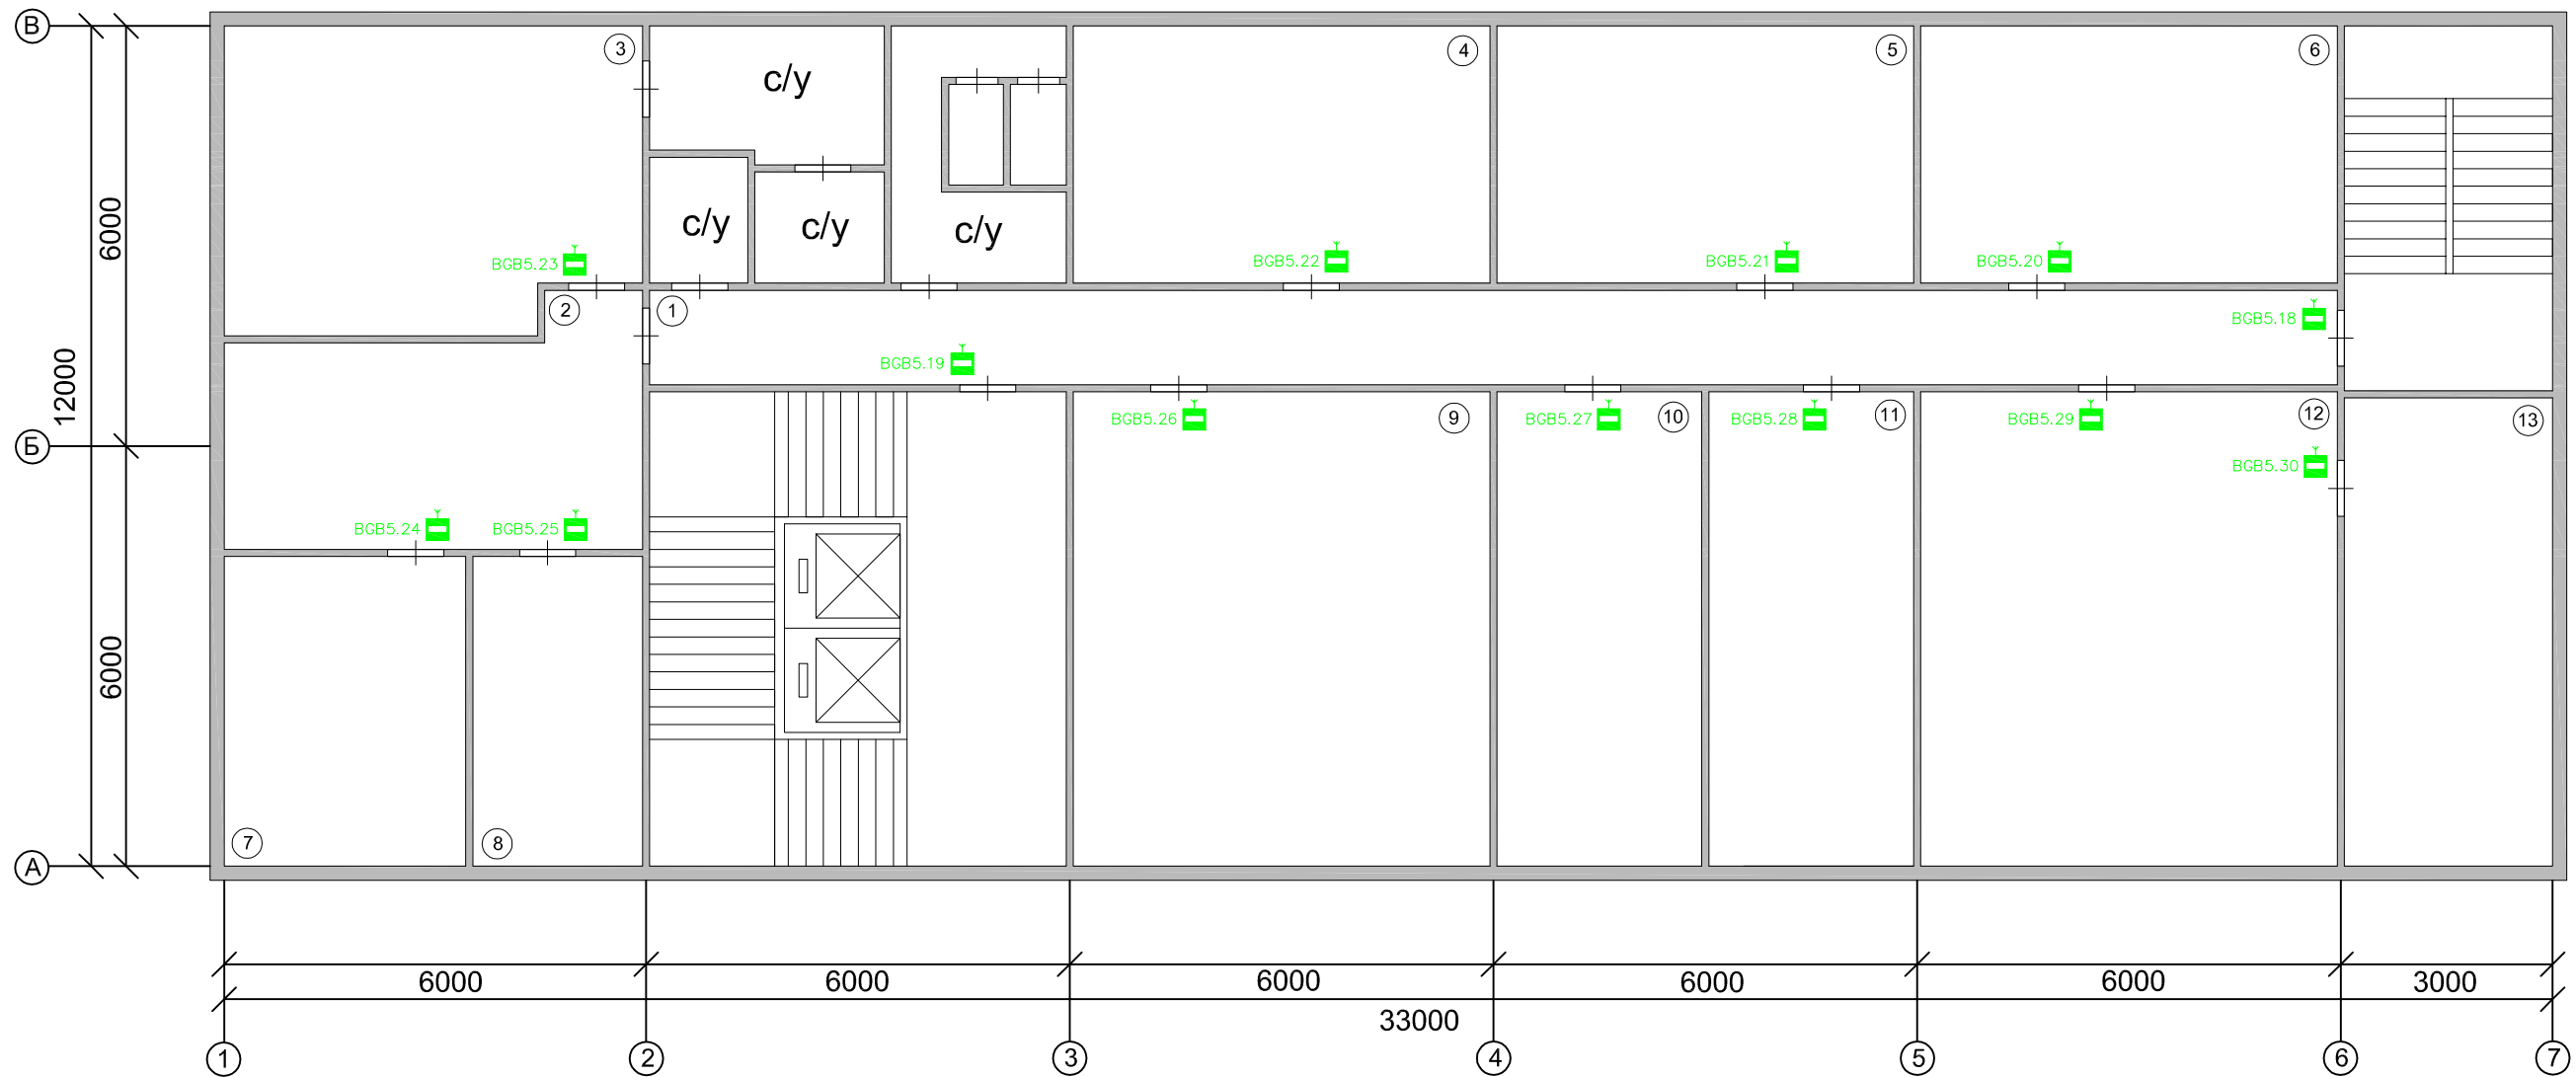

Экспликация помещений

№п/п	Назначение помещения
1	Коридор
2	Приемная дирекции по финансам и экономике
3	Кабинет директора
4	Планово-экономический отдел, кабинет 404
5	Бюро подготовки управленческой отчетности, кабинет 405
6	Бюро операционного планирования, кабинет 406
7	Кабинет зам. директора
8	Кабинет зам. директора
9	Бюро свободного планирования, кабинет 411
10	Дирекция по производству управления поставок, кабинет 410
11	Управление по обогащению угля и транспорту, кабинет 409
12	Бюро управления затратами, кабинет 408
13	Бюро управления затратами, кабинет 408

АПС-1908-2014											
Офис ОАО "ЮЖКУЗБАССУГОЛЬ" в г. Новокузнецке											
Изм.	Кол.уч.	Лист	№ док.	Подп.	Дата						
	ГИП	Сорокин									
4 этаж					<table border="1"> <tr> <td>Стадия</td> <td>Лист</td> <td>Листов</td> </tr> <tr> <td>РП</td> <td>14</td> <td>22</td> </tr> </table>	Стадия	Лист	Листов	РП	14	22
Стадия	Лист	Листов									
РП	14	22									
Схема расположения оборудования системы ОС четвертого этажа					ООО "Технопроспект"						
Выполнил	Немцев										

Перв. примен.

Справ. №


Подп. и дата

Взам. инв. №

Инв. № дубл.

Подп. и дата

Инв. № подл.

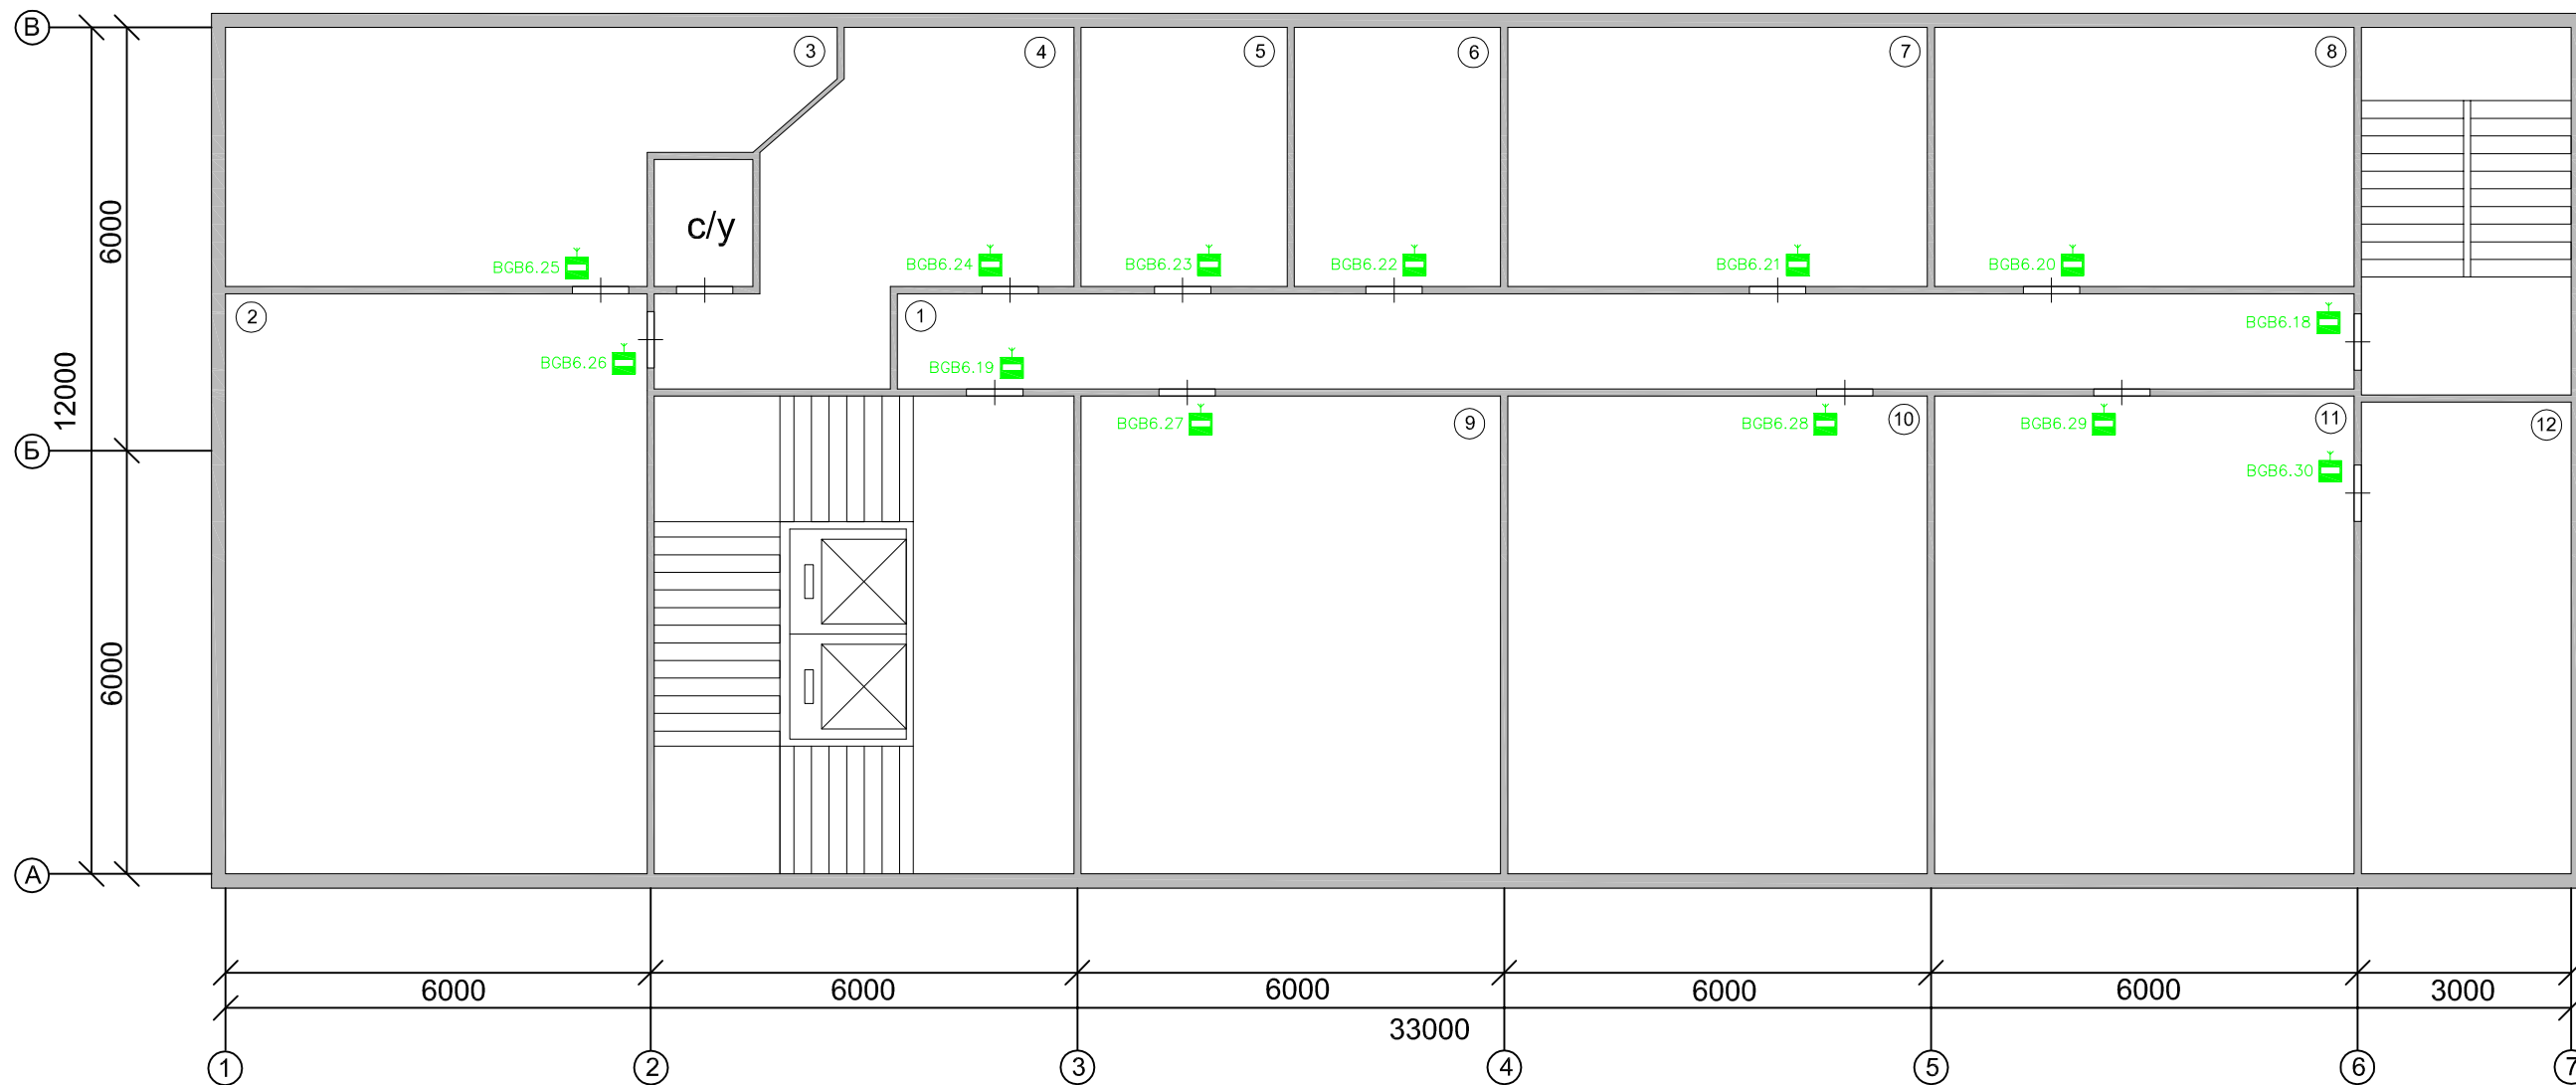

Экспликация помещений

№п/п	Назначение помещения
1	Коридор
2	Кабинет директора
3	Комната отдыха
4	Приемная дирекции по снабжению, кабинет 502
5	Служба охраны труда, кабинет 503
6	Отдел поставок и расчетов с потребителями, кабинет 504
7	Отдел поставок и расчетов с потребителями, кабинет 505
8	Отдел поставок и расчетов с потребителями, кабинет 506
9	Отдел таможенного оформления и поставок на экспорт, кабинет 510
10	Отдел поставок и расчетов с потребителями, кабинет 509
11	Отдел таможенного оформления и поставок на экспорт, кабинет 508
12	Отдел таможенного оформления и поставок на экспорт, кабинет 507

АПС-1908-2014							
Офис ОАО "ЮЖКУЗБАССУГОЛЬ" в г. Новокузнецке							
Изм.	Кол.уч.	Лист	№ док.	Подп.	Дата		
	ГИП	Сорокин					
5 этаж					Стадия	Лист	Листов
					РП	15	22
Выполнил Немцев					Схема расположения оборудования системы ОС пятого этажа		ООО "Технопроспект"

Перв. примен.


Справ. Но

Подп. и дата

Взам. инв. № Инв. № дубл.

Подп. и дата

Инв. № подл.

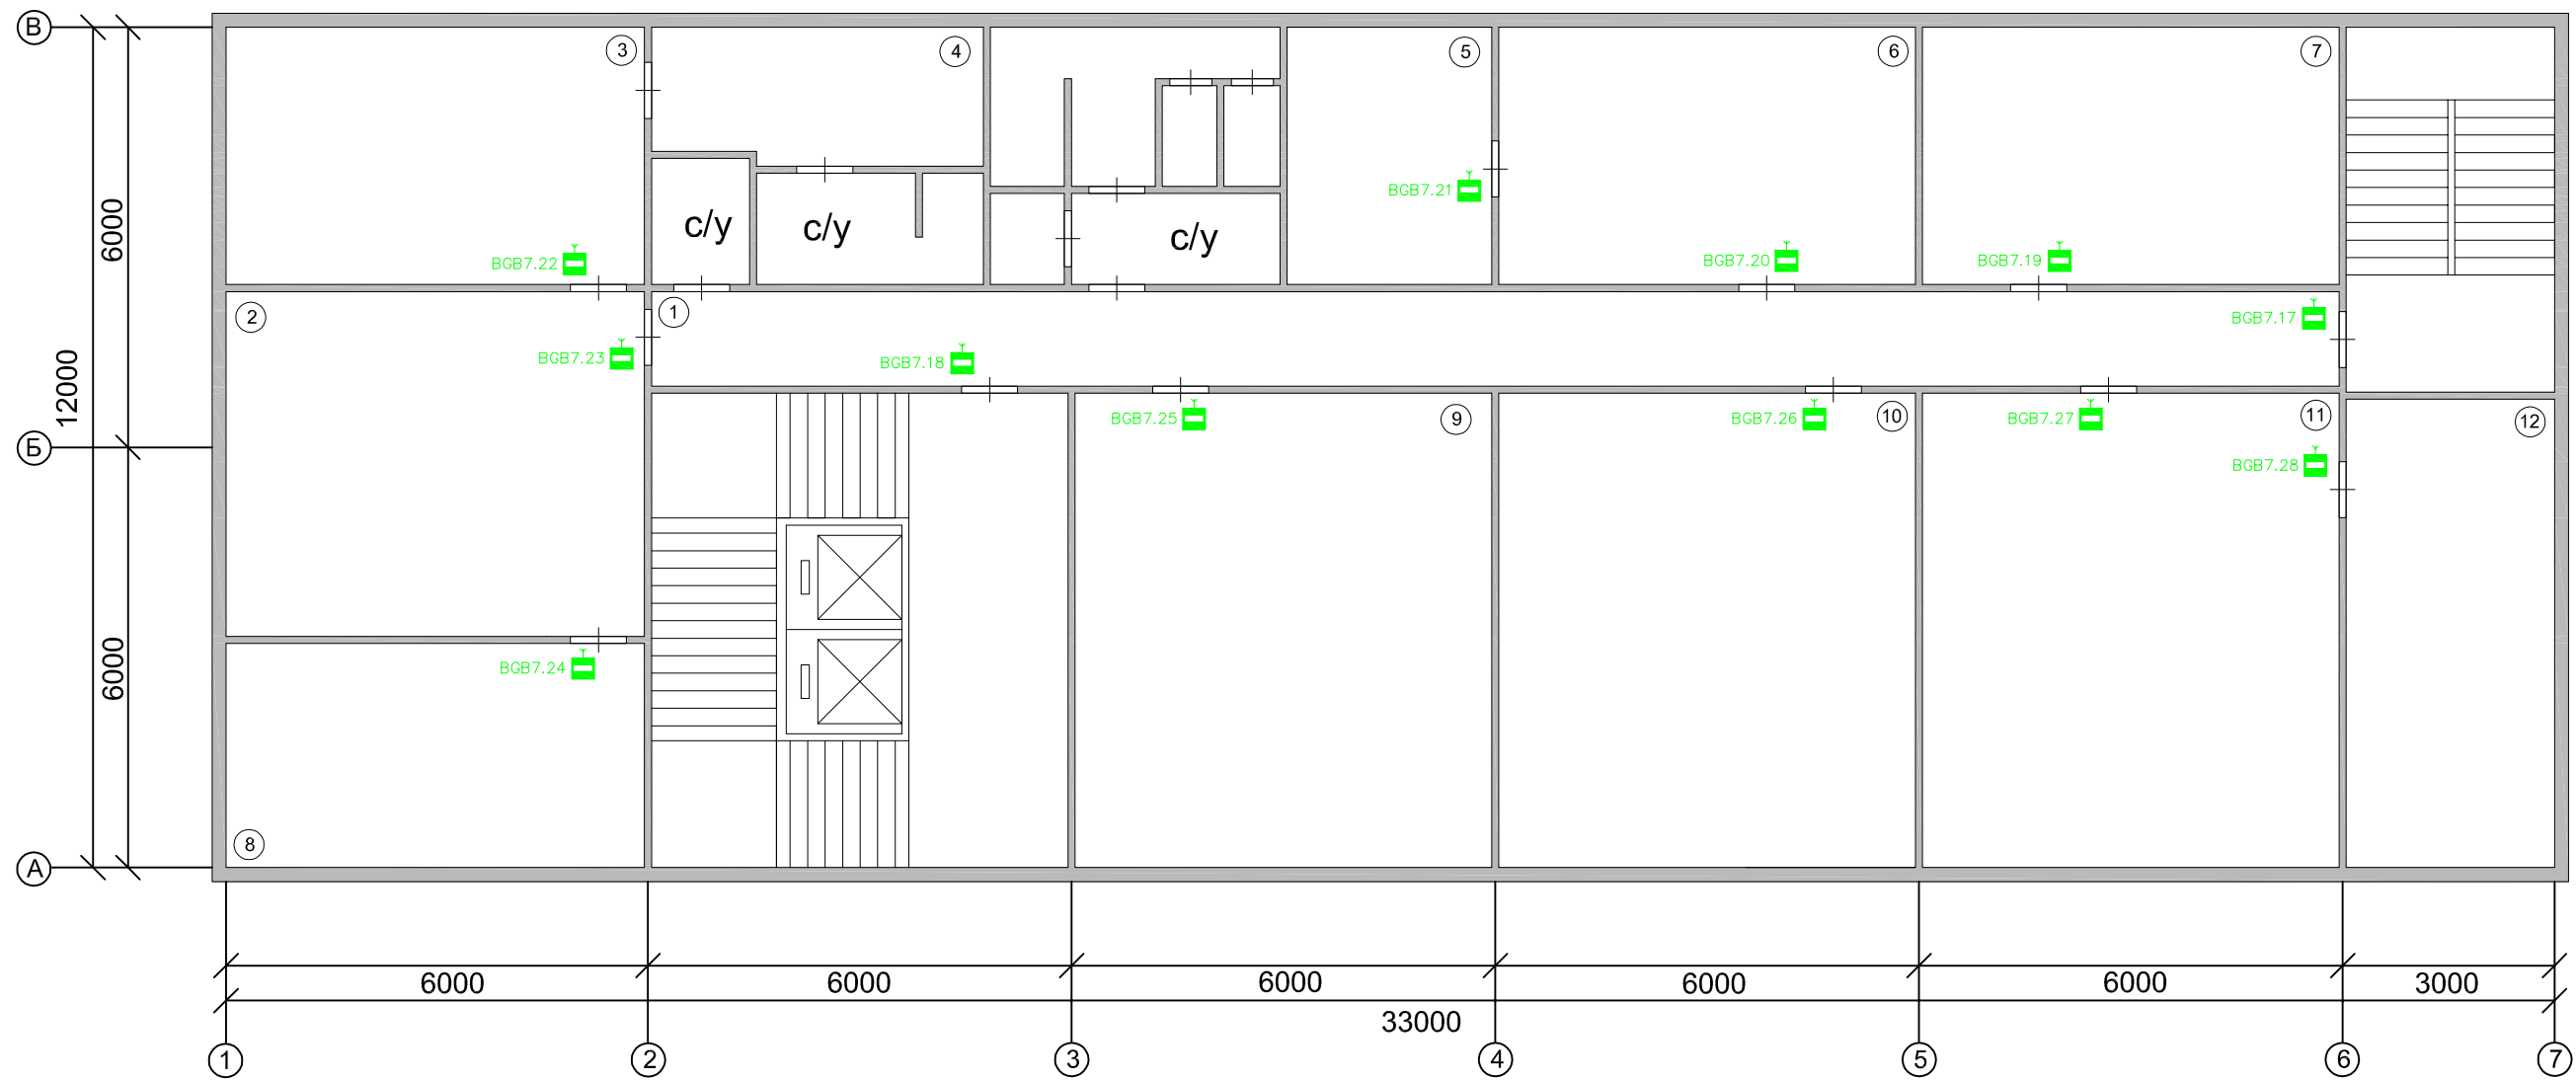

Экспликация помещений

№п/п	Назначение помещения
1	Коридор
2	Приемная
3	Кабинет директора
4	Комната отдыха
5	Управление ГО и ЧС, кабинет 604
6	Управление ГО и ЧС, кабинет 605
7	Отдел по управлению финансами, кабинет 606
8	Кабинет зам. директора
9	Отдел охраны труда, кабинет 610
10	Отдел по расследованию происшествий, кабинет 609
11	Отдел надзора за опасными производственными объектами, кабинет 608
12	Отдел надзора за опасными производственными объектами, кабинет 607

АПС-1908-2014							
Офис ОАО "ЮЖКУЗБАССУГОЛЬ" в г. Новокузнецке							
Изм.	Кол.уч.	Лист	№ док.	Подп.	Дата		
	ГИП	Сорокин					
6 этаж					Стадия	Лист	Листов
РП					16	22	
Выполнил Немцев					ООО "Технопроспект"		
Схема расположения оборудования системы ОС шестого этажа							

Перв. примен.


Справ. Но

Подп. и дата

Взам. инв. № Инв. № дубл.

Подп. и дата

Инв. № подл.

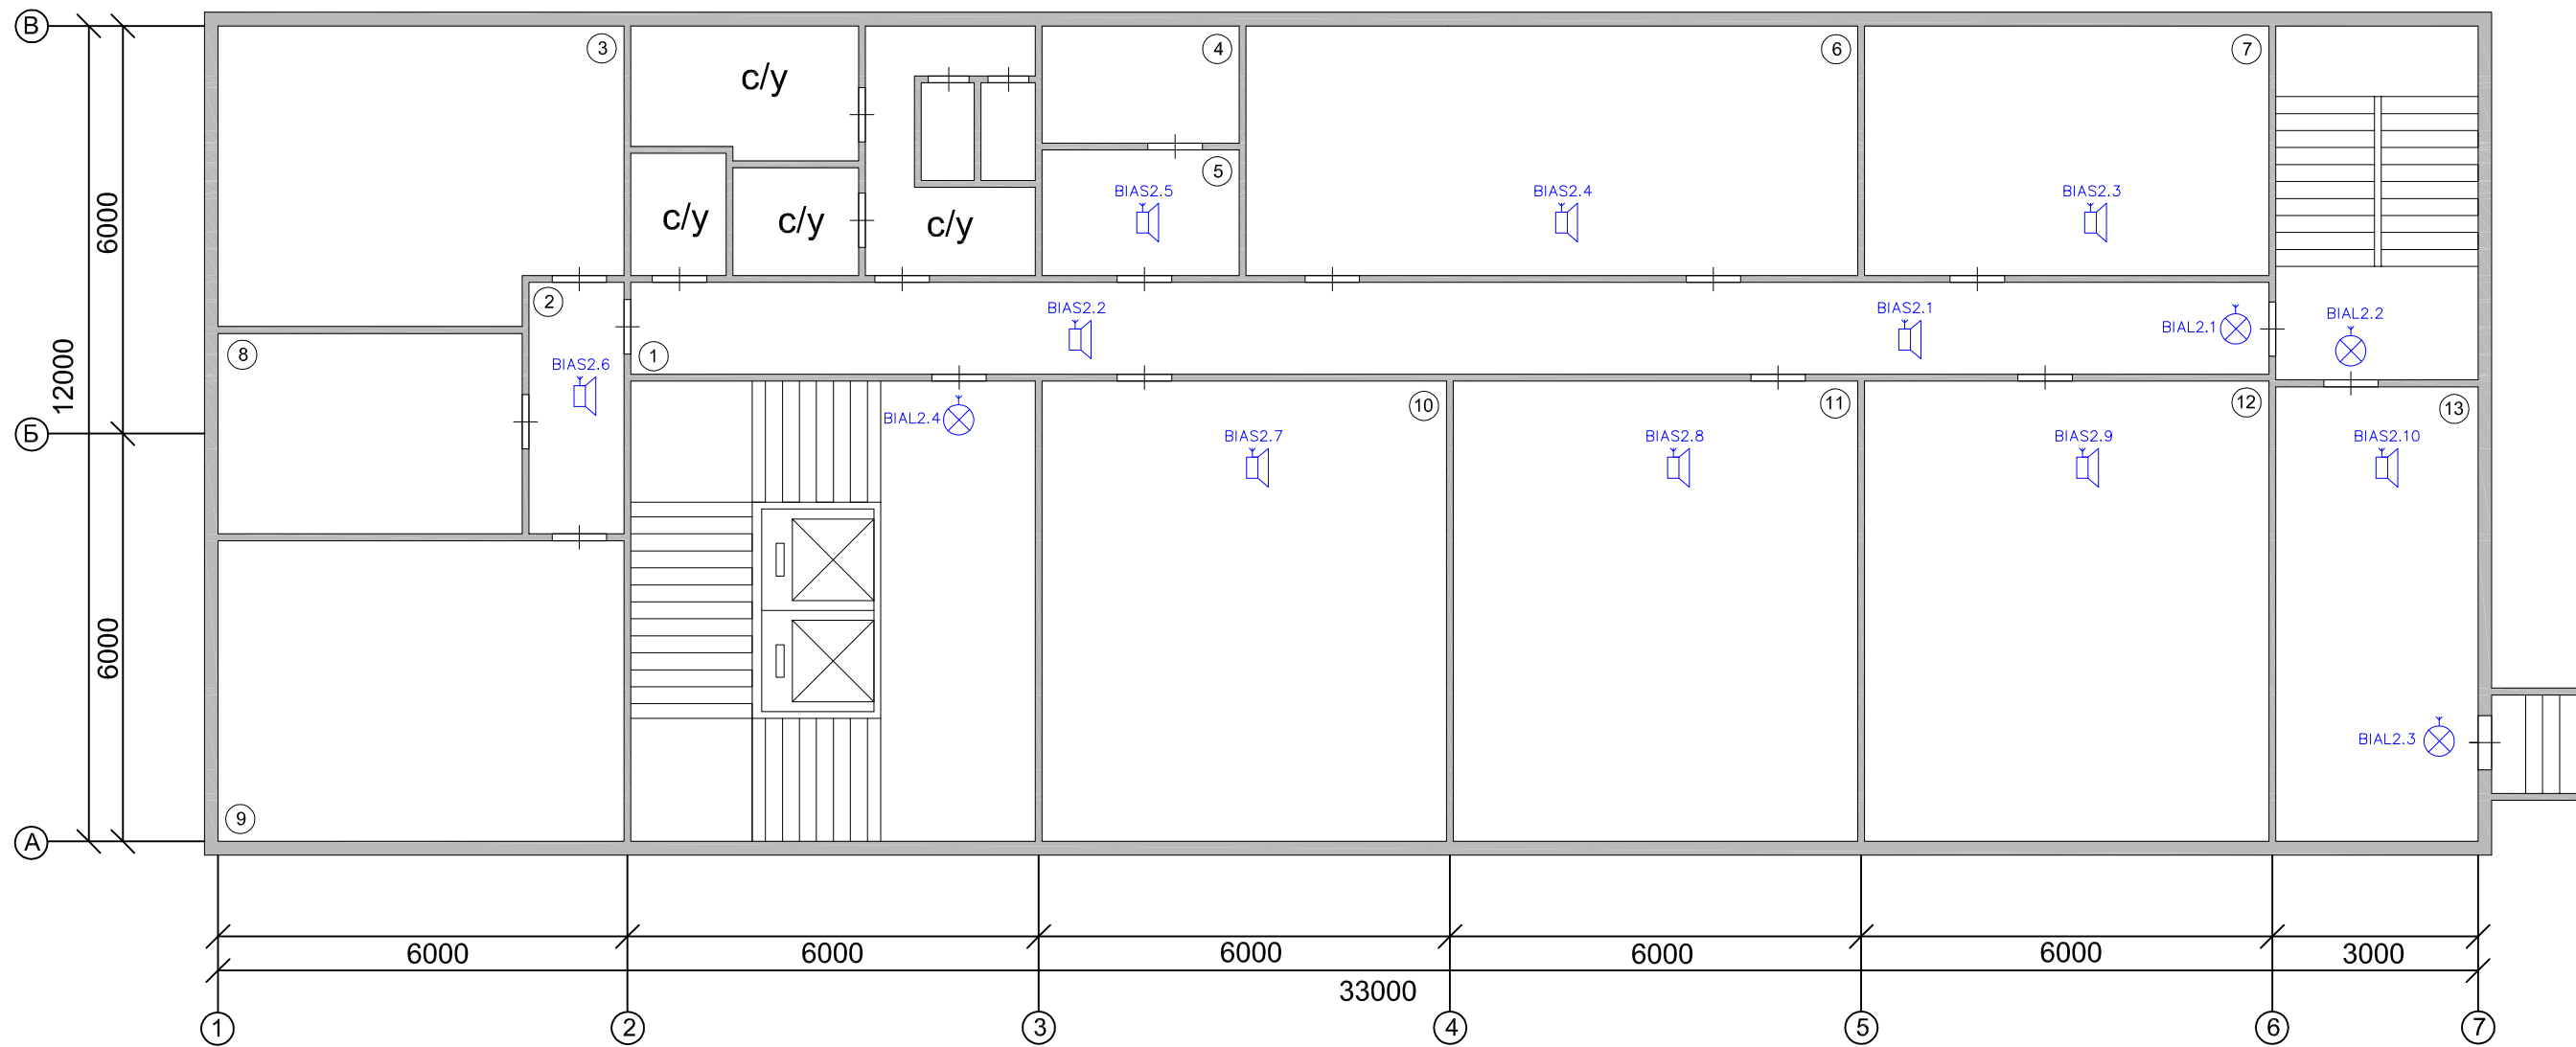

Экспликация помещений

№п/п	Назначение помещения
1	Коридор
2	Холл
3	Энергомеханическая служба, кабинет 103
4	Отдел учета финансовых операций, кабинет 104
5	Отдел учета финансовых операций, кабинет 104
6	Энергомеханическая служба, кабинет 105
7	Отдел по добыче угля, кабинет 106
8	Энергомеханическая служба, кабинет 102
9	Энергомеханическая служба, кабинет 101
10	Энергомеханическая служба, кабинет 110
11	Энергомеханическая служба, кабинет 109
12	Отдел производственного контроля, кабинет 108
13	Пост охраны

АПС-1908-2014							
Офис ОАО "ЮЖКУЗБАССУГОЛЬ" в г. Новокузнецке							
Изм.	Кол.уч.	Лист	№ док.	Подп.	Дата		
	ГИП	Сорокин					
1 этаж					Стадия	Лист	Листов
					РП	17	22
Выполнил Немцев					ООО "Технопроспект"		
					Схема расположения оборудования системы оповещения людей о пожаре первого этажа		

Перв. примен.


Справ. Но

Подп. и дата

Взам. инв. № Инв. № дубл.

Подп. и дата

Инв. № подл.

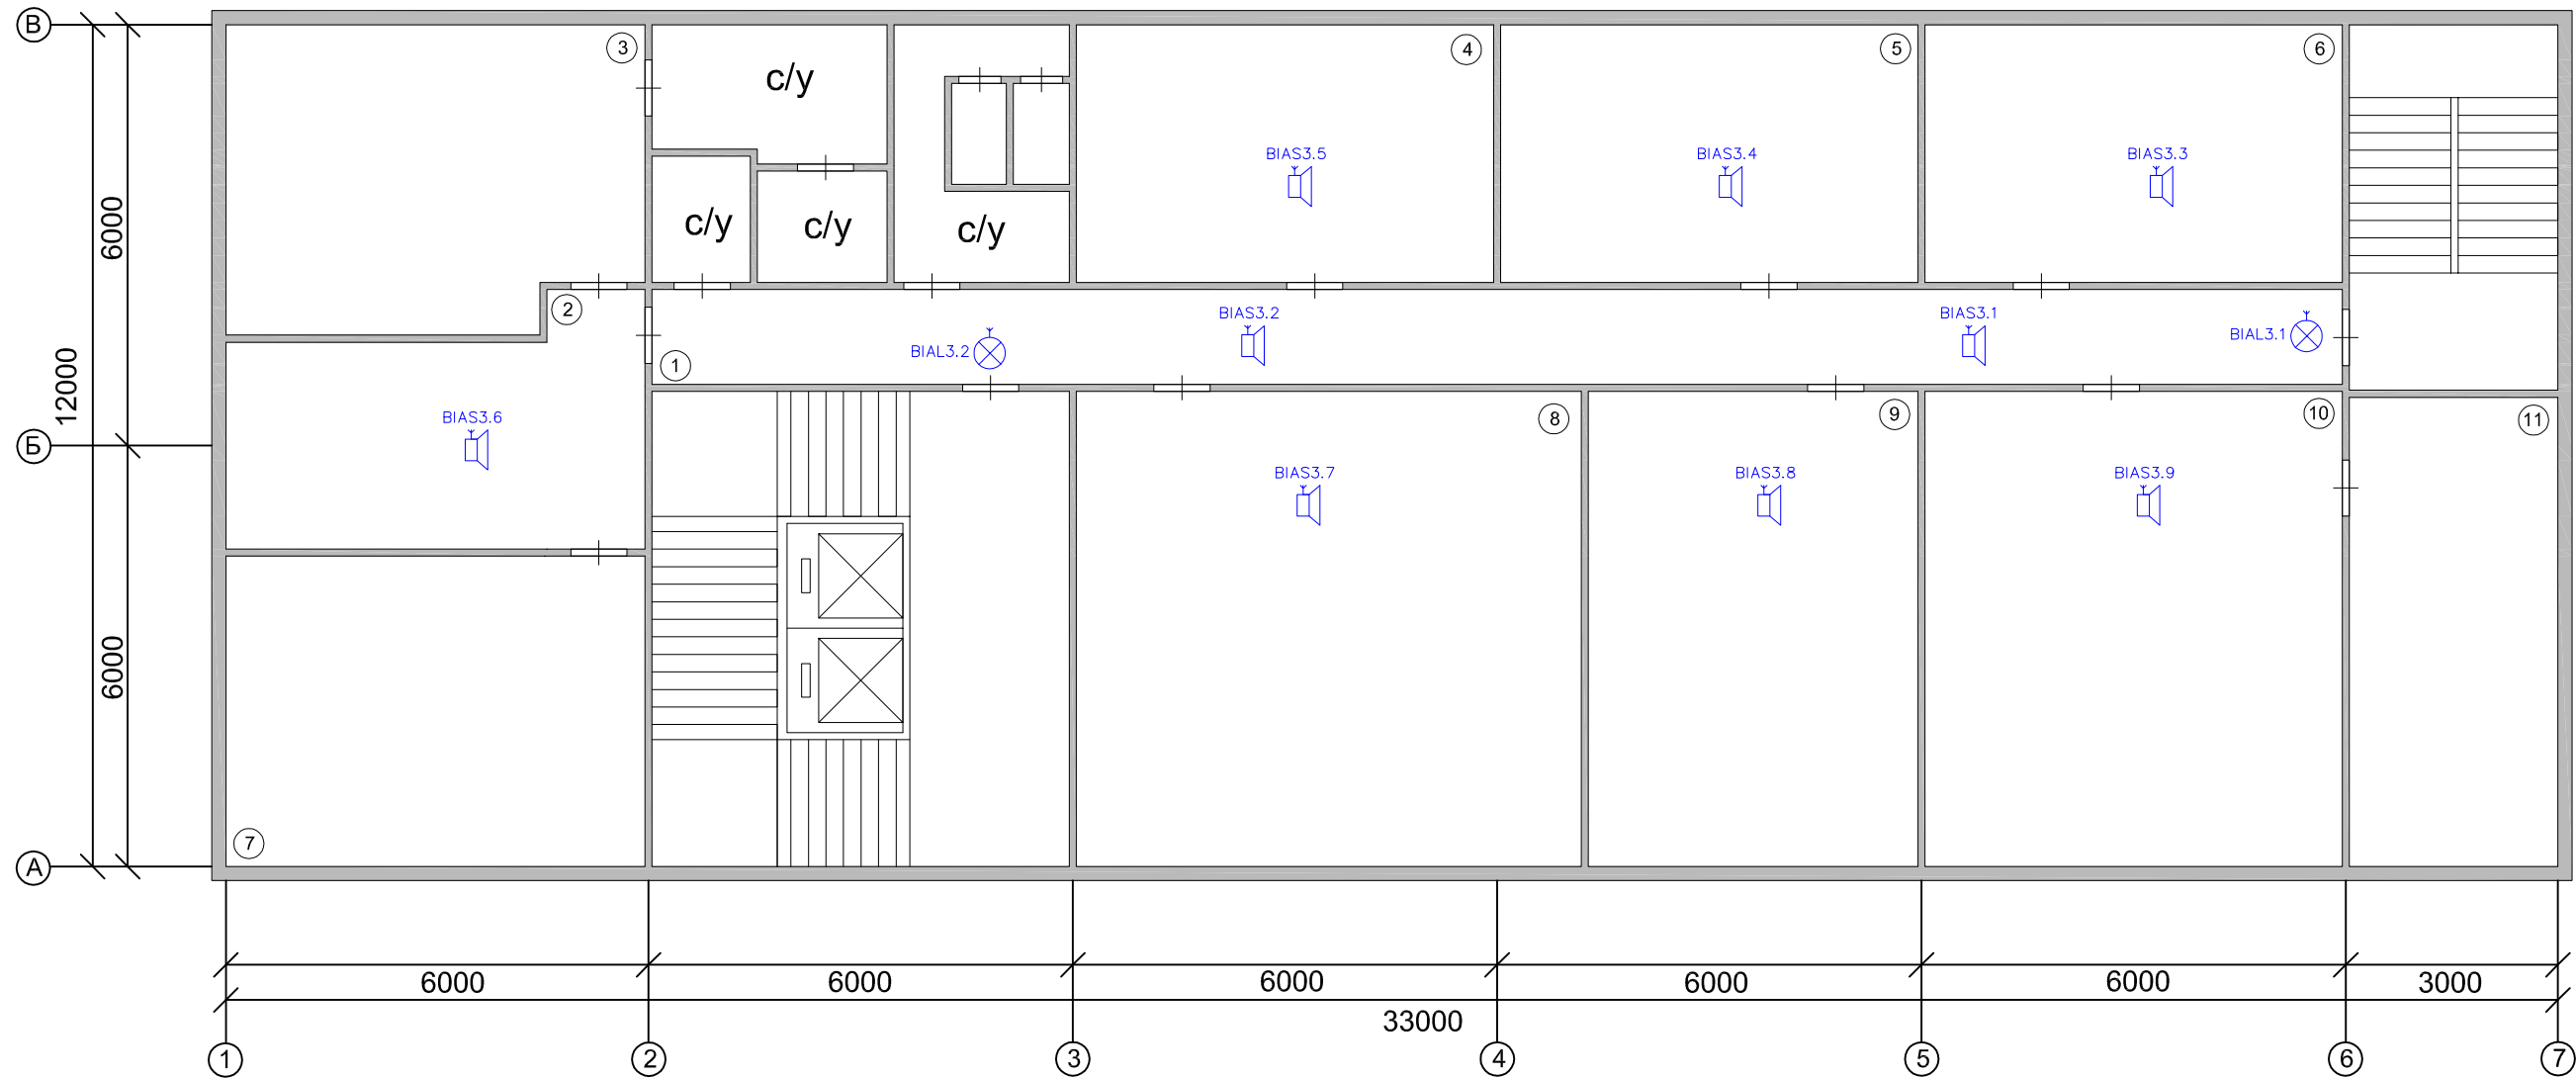

Экспликация помещений

№п/п	Назначение помещения
1	Коридор
2	Кабинет 202
3	Кабинет 203
4	Дирекция внутреннего аудита, кабинет 204
5	Отдел учета затрат и налогов, кабинет 205
6	Отдел цен и сметного нормирования, кабинет 206
7	Кабинет 201
8	Организационно-аналитический отдел, кабинет 210
9	Сметно-договорное бюро, кабинет 209
10	Дирекция по охране труда, промышленной безопасности и экологии, кабинет 208
11	Дирекция по охране труда, промышленной безопасности и экологии, кабинет 207

АПС-1908-2014					
Офис ОАО "ЮЖКУЗБАССУГОЛЬ" в г. Новокузнецке					
Изм.	Кол.уч.	Лист	№ док.	Подп.	Дата
	ГИП	Сорокин			
2 этаж					Стадия
					РП
					Лист
					18
					Листов
					22
Выполнил Немцев					ООО "Технопроспект"
Схема расположения оборудования системы оповещения людей о пожаре второго этажа					

Перв. примен.


Справ. №

Подп. и дата

Взам. инв. № Инв. № дубл.

Подп. и дата

Инв. № подл.

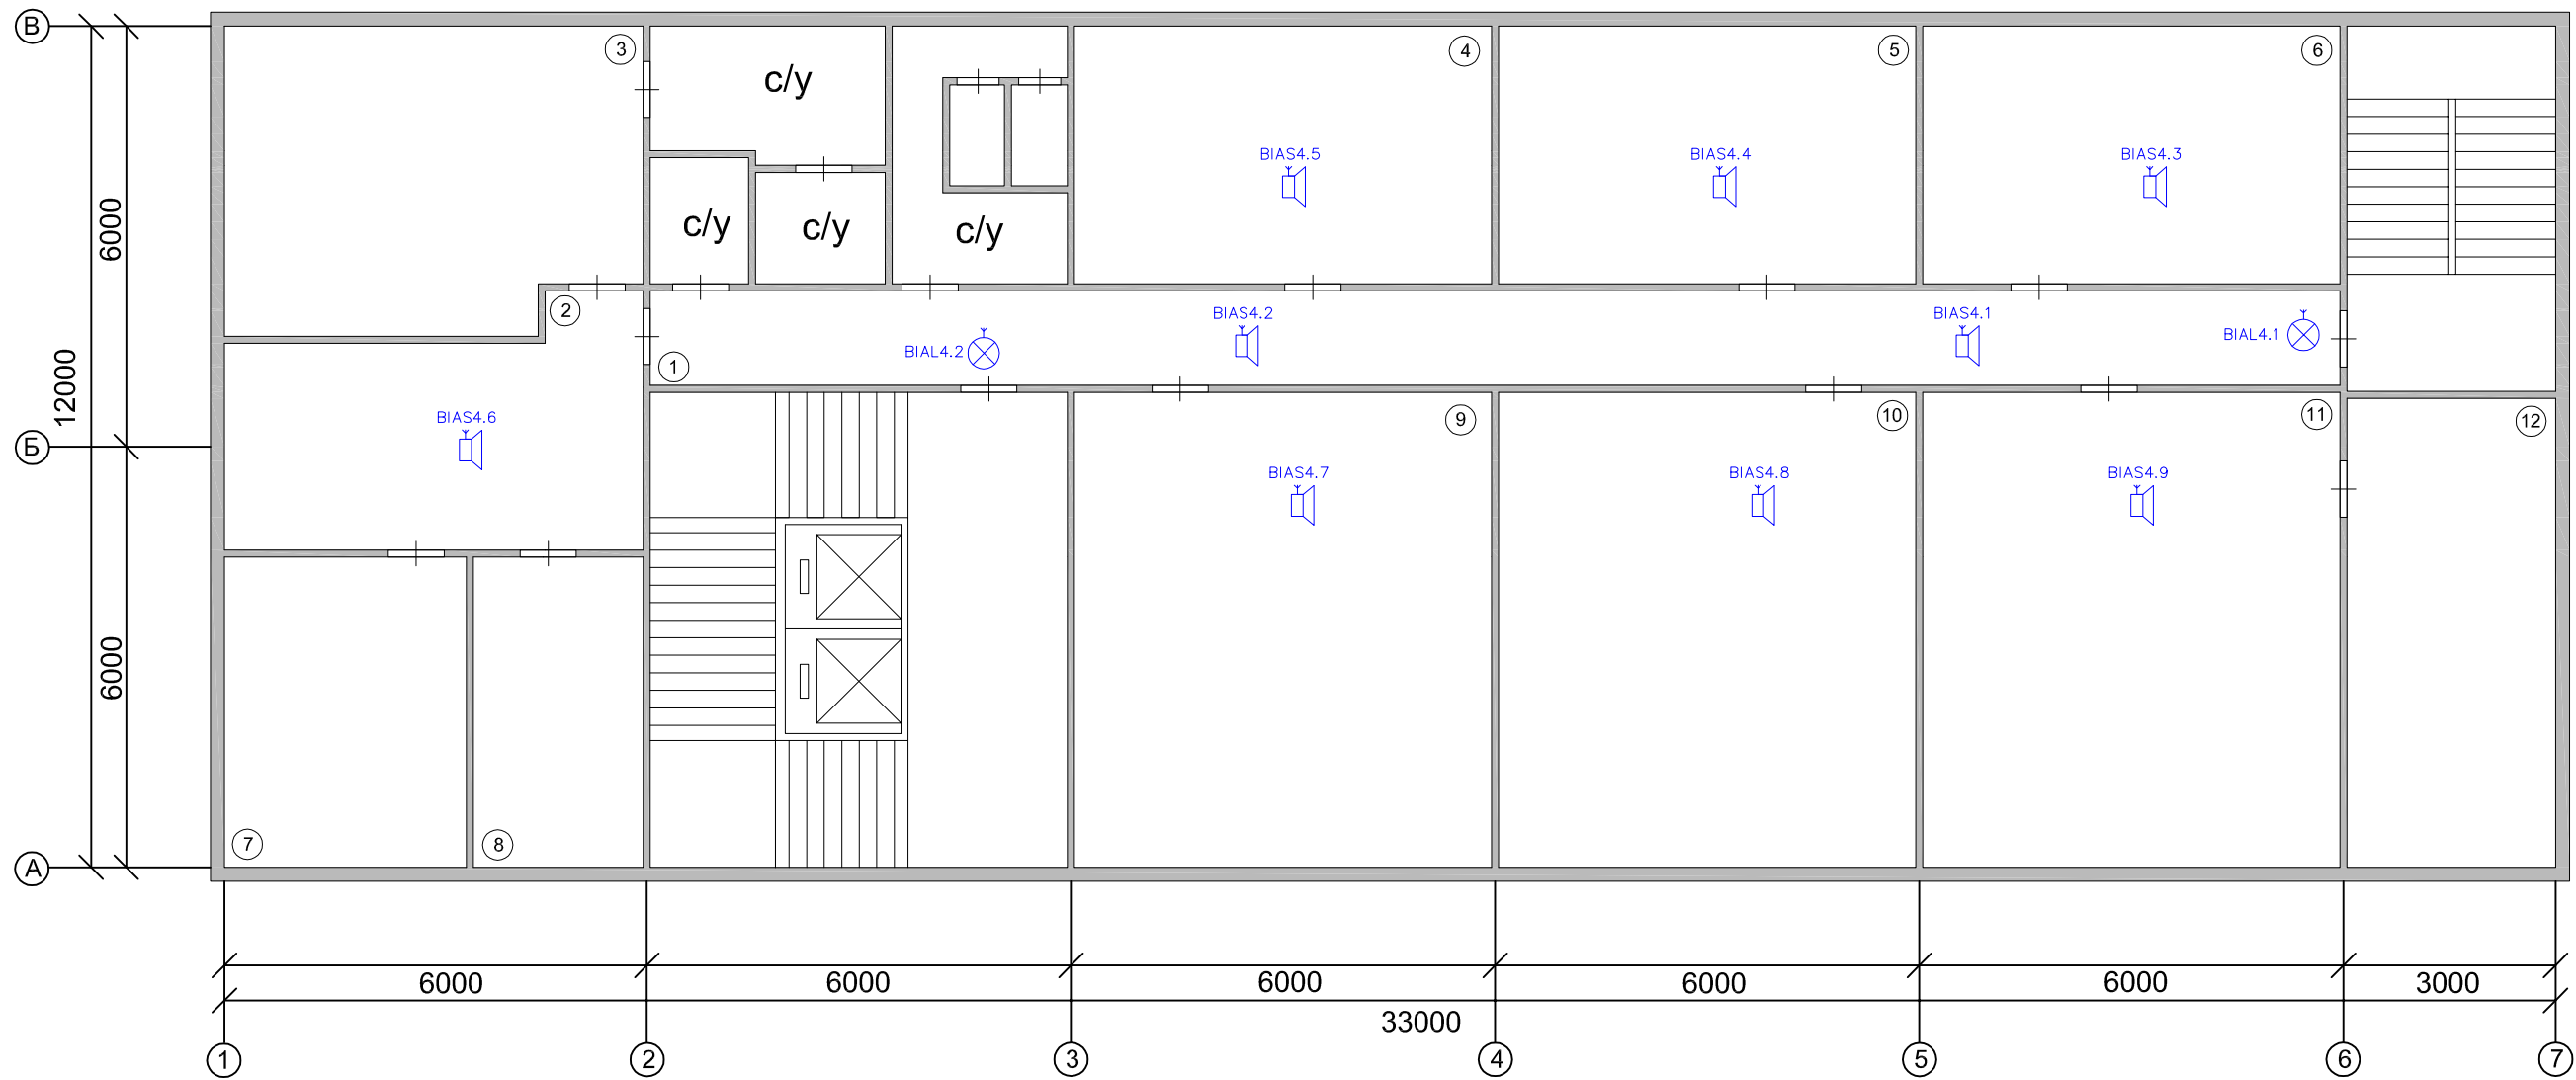

Экспликация помещений

№п/п	Назначение помещения
1	Коридор
2	Приемная дирекции по правовым вопросам
3	Кабинет директора
4	Отдел корпоративного управления, кабинет 304
5	Отдел кадров, кабинет 305
6	Отдел налоговых правоотношений, кабинет 306
7	Кабинет зам. директора
8	Кабинет зам. директора
9	Юридический отдел, кабинет 310
10	Финансовое управление, кабинет 309
11	Отдел инвестиций и развития, кабинет 308
12	Отдел инвестиций и развития, кабинет 307

						АПС-1908-2014			
						Офис ОАО "ЮЖКУЗБАССУГОЛЬ" в г. Новокузнецке			
Изм.	Кол.уч.	Лист	№ док.	Подп.	Дата	3 этаж			
									Стадия
							РП	19	22
Выполнил Немцев						Схема расположения оборудования системы оповещения людей о пожаре третьего этажа			
						ООО "Технопроспект"			

Перв. примен.

Справ. No


Подп. и дата

Взам. инв. No

Инв. No дубл.

Подп. и дата

Инв. No подл.

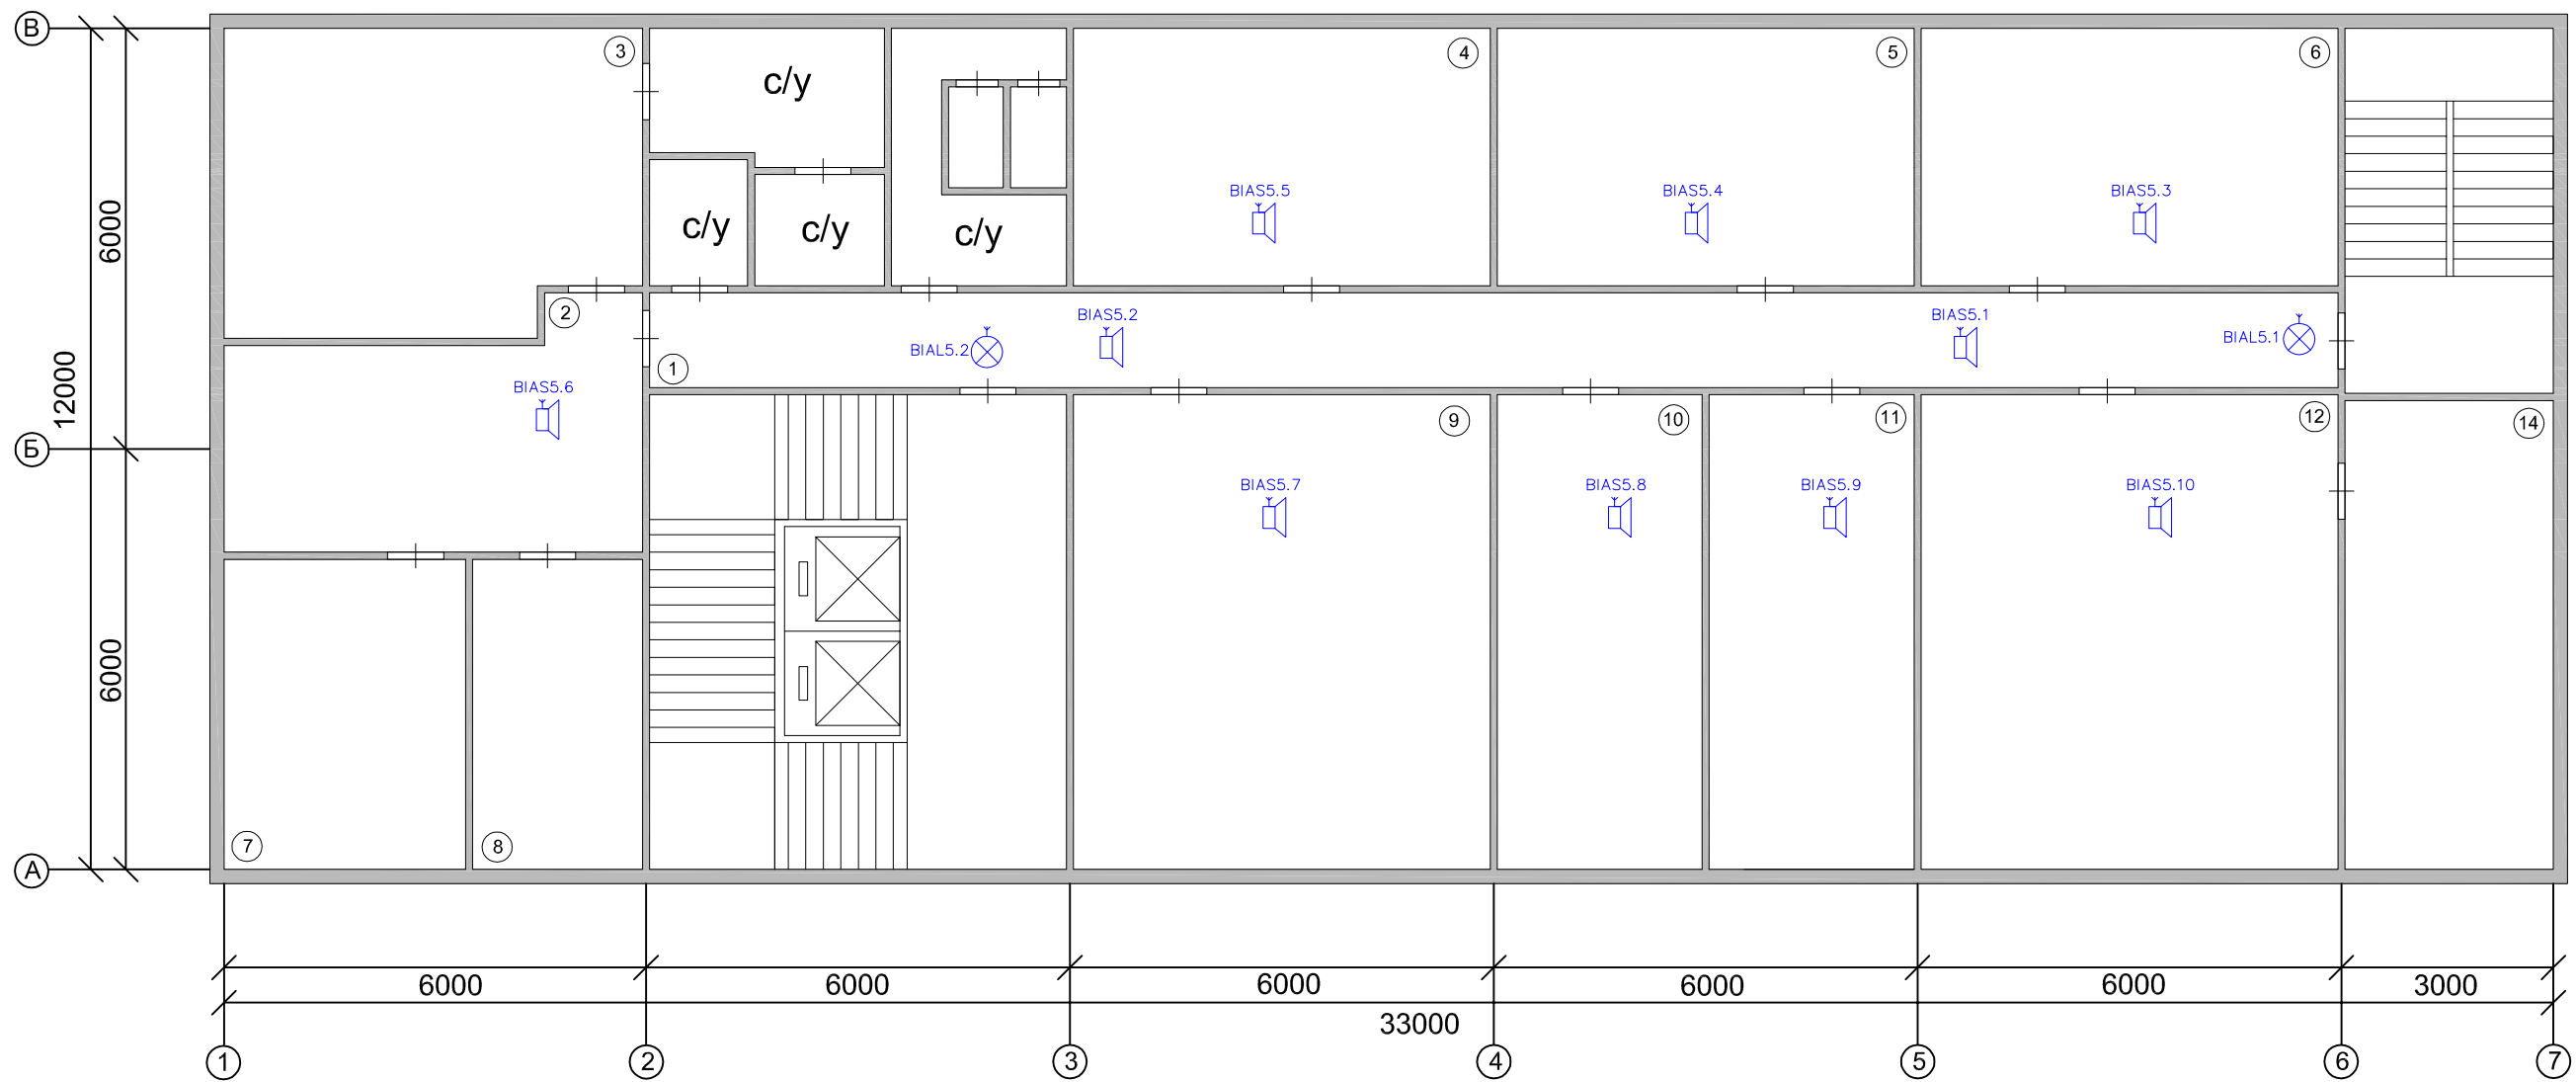

Экспликация помещений

№п/п	Назначение помещения
1	Коридор
2	Приемная дирекции по финансам и экономике
3	Кабинет директора
4	Планово-экономический отдел, кабинет 404
5	Бюро подготовки управленческой отчетности, кабинет 405
6	Бюро операционного планирования, кабинет 406
7	Кабинет зам. директора
8	Кабинет зам. директора
9	Бюро свободного планирования, кабинет 411
10	Дирекция по производству управления поставок, кабинет 410
11	Управление по обогащению угля и транспорту, кабинет 409
12	Бюро управления затратами, кабинет 408
13	Бюро управления затратами, кабинет 408

АПС-1908-2014							
Офис ОАО "ЮЖКУЗБАССУГОЛЬ" в г. Новокузнецке							
Изм.	Кол.уч.	Лист	№ док.	Подп.	Дата		
	ГИП	Сорокин					
4 этаж					Стадия	Лист	Листов
					РП	20	22
Выполнил Немцев					Схема расположения оборудования системы оповещения людей о пожаре четвертого этажа		
					ООО "Технопроспект"		

Перв. примен.


Справ. No

Подп. и дата

Взам. инв. No Инв. No дубл.

Подп. и дата

Инв. No подл.

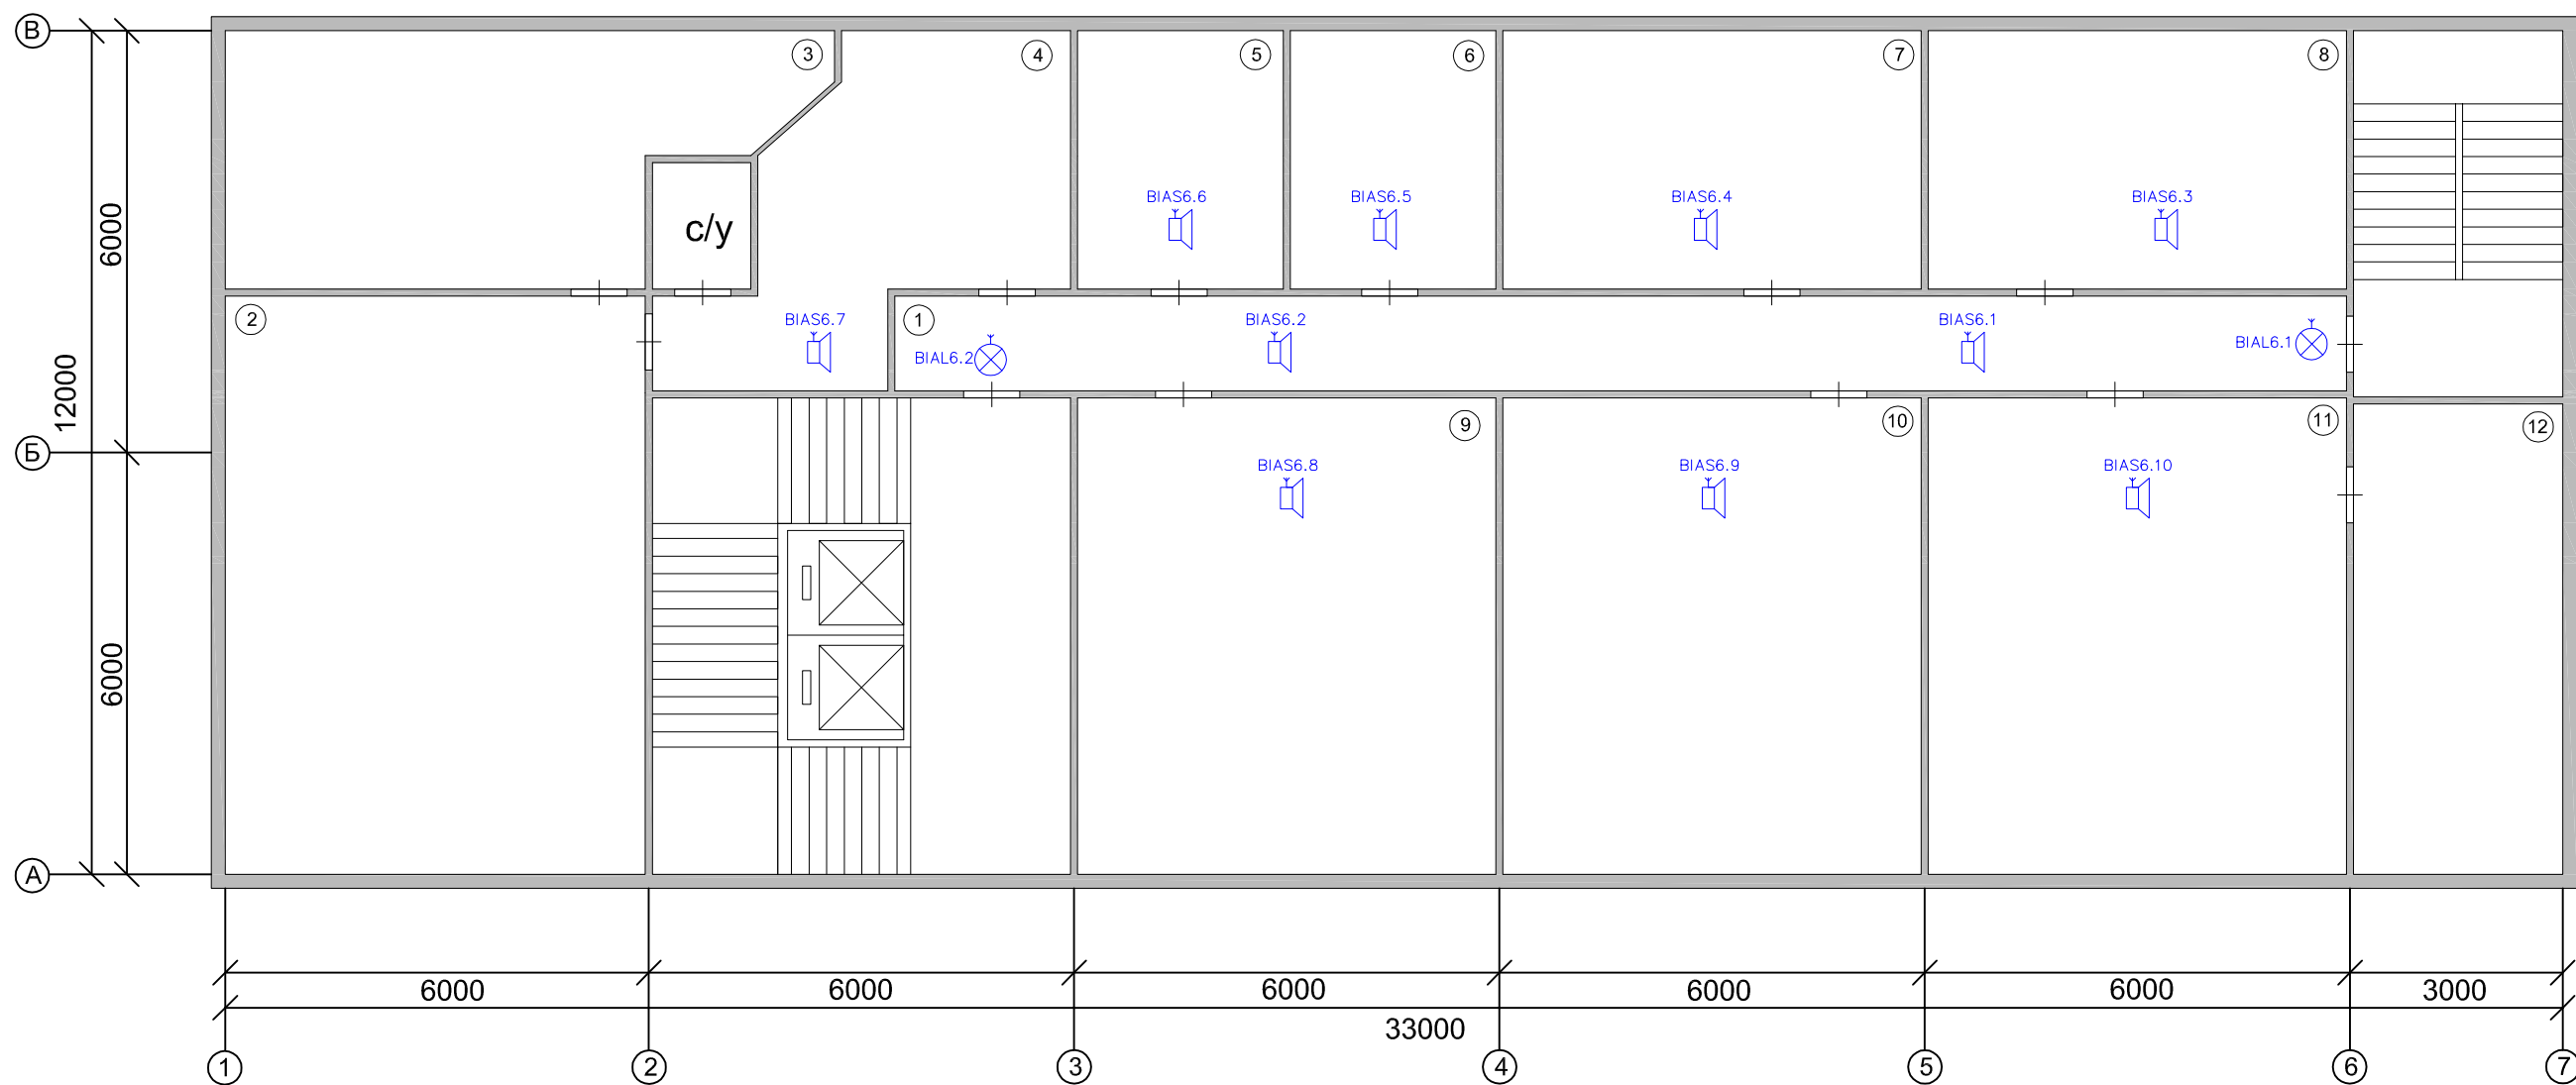

Экспликация помещений

№п/п	Назначение помещения
1	Коридор
2	Кабинет директора
3	Комната отдыха
4	Приемная дирекции по снабжению, кабинет 502
5	Служба охраны труда, кабинет 503
6	Отдел поставок и расчетов с потребителями, кабинет 504
7	Отдел поставок и расчетов с потребителями, кабинет 505
8	Отдел поставок и расчетов с потребителями, кабинет 506
9	Отдел таможенного оформления и поставок на экспорт, кабинет 510
10	Отдел поставок и расчетов с потребителями, кабинет 509
11	Отдел таможенного оформления и поставок на экспорт, кабинет 508
12	Отдел таможенного оформления и поставок на экспорт, кабинет 507

АПС-1908-2014					
Офис ОАО "ЮЖКУЗБАССУГОЛЬ" в г. Новокузнецке					
Изм.	Кол.уч.	Лист	№ док.	Подп.	Дата
	ГИП	Сорокин			
5 этаж					Стадия
					Лист
					Листов
Выполнил Немцев					РП
Схема расположения оборудования системы оповещения людей о пожаре пятого этажа					21
					22
					ООО "Технопроспект"

Перв. примен.


Справ. No

Подп. и дата

Взам. инв. No Инв. No дубл.

Подп. и дата

Инв. No подл.

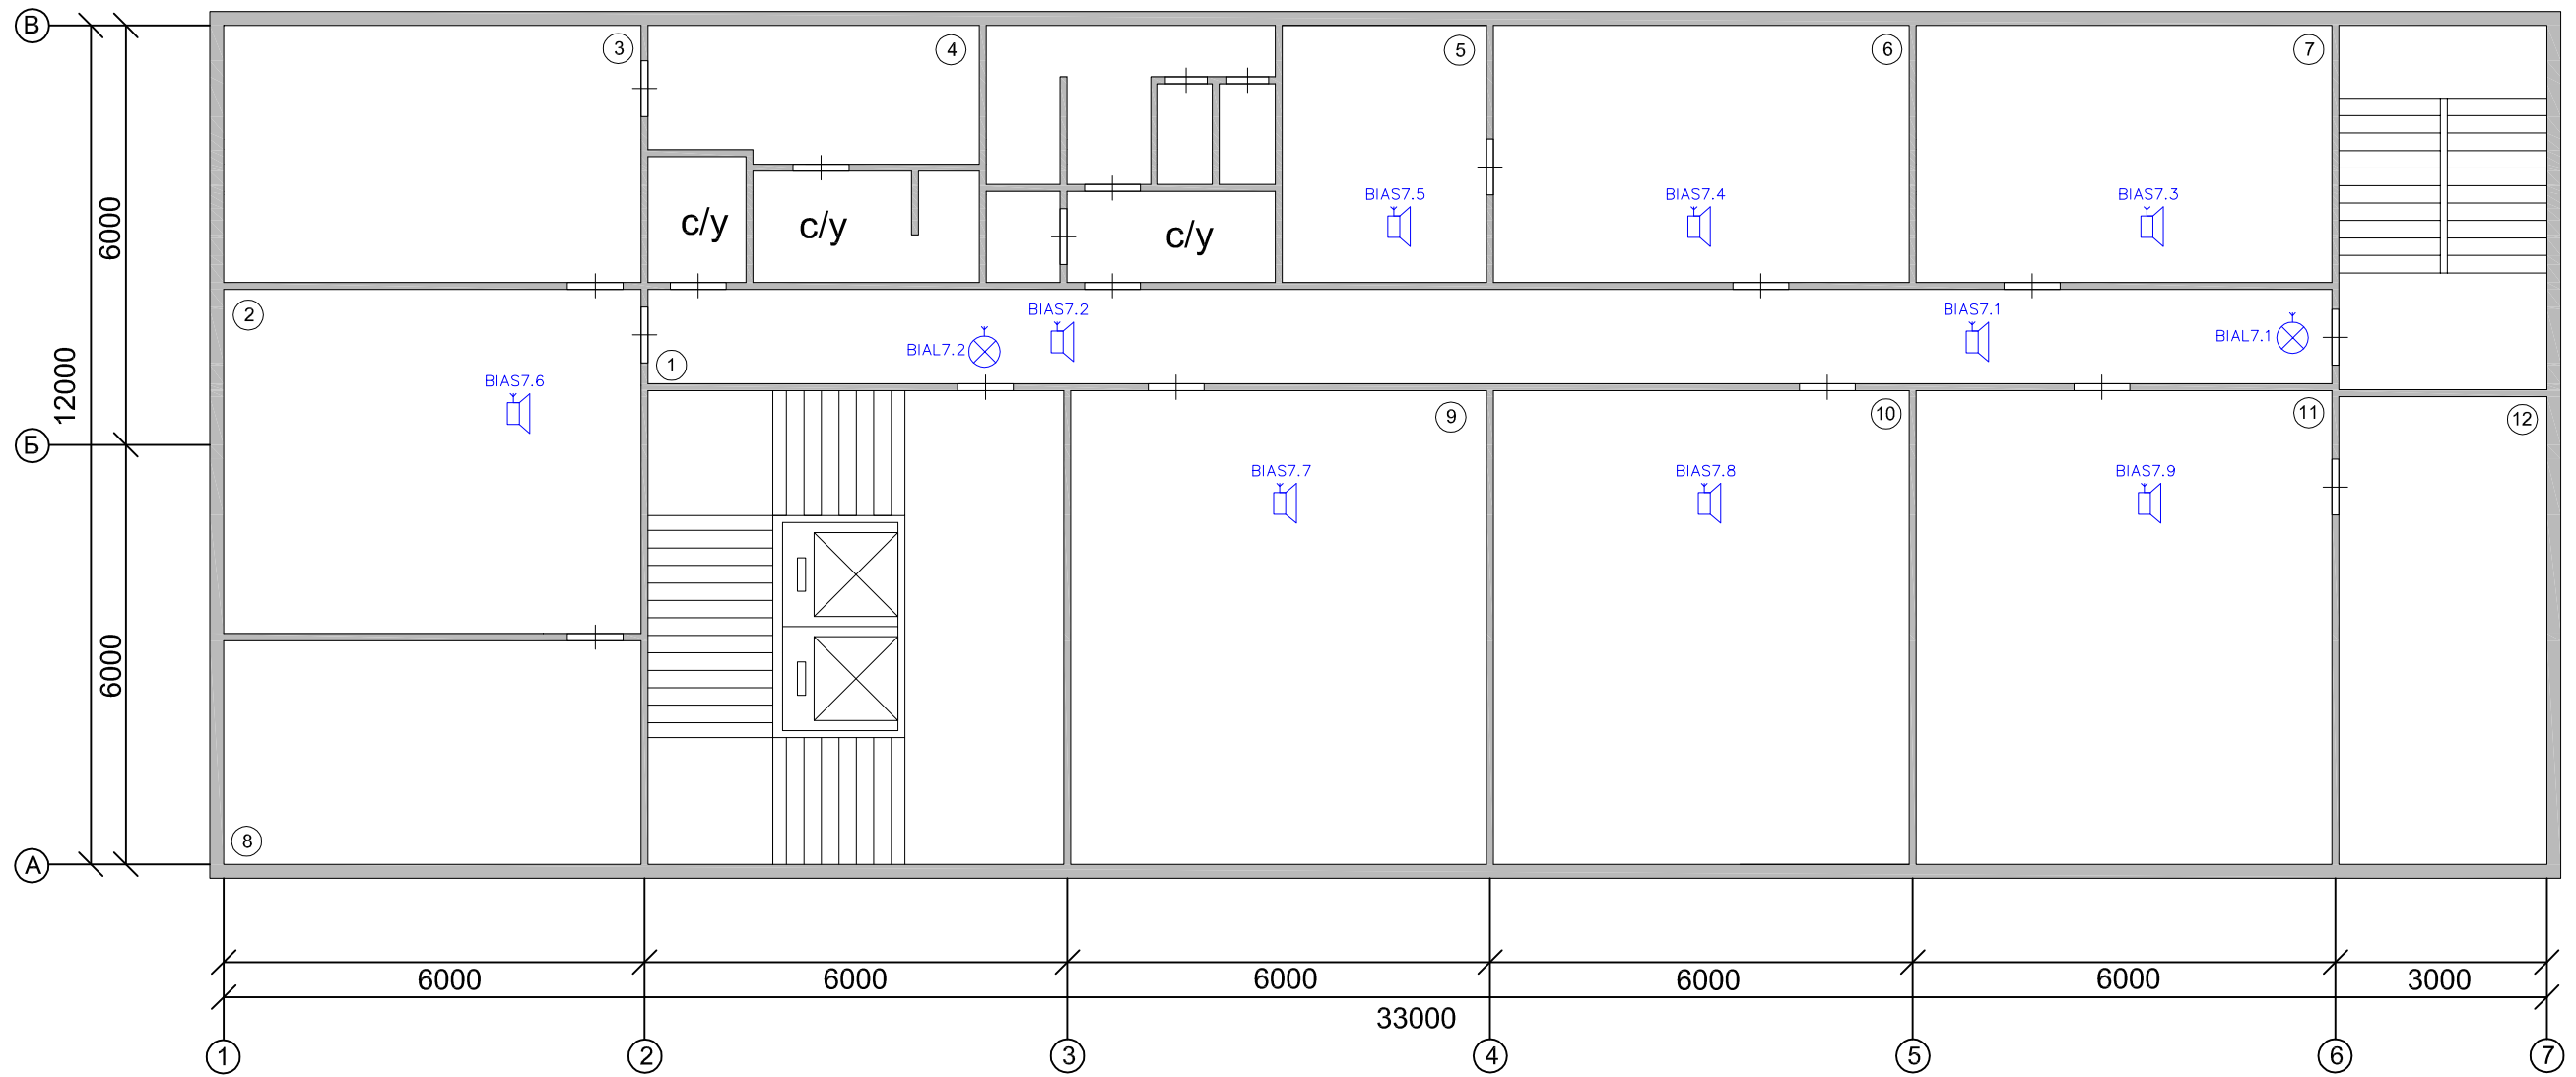

Экспликация помещений

№п/п	Назначение помещения
1	Коридор
2	Приемная
3	Кабинет директора
4	Комната отдыха
5	Управление ГО и ЧС, кабинет 604
6	Управление ГО и ЧС, кабинет 605
7	Отдел по управлению финансами, кабинет 606
8	Кабинет зам. директора
9	Отдел охраны труда, кабинет 610
10	Отдел по расследованию происшествий, кабинет 609
11	Отдел надзора за опасными производственными объектами, кабинет 608
12	Отдел надзора за опасными производственными объектами, кабинет 607

АПС-1908-2014							
Офис ОАО "ЮЖКУЗБАССУГОЛЬ" в г. Новокузнецке							
Изм.	Кол.уч.	Лист	№ док.	Подп.	Дата		
	ГИП	Сорокин					
6 этаж					Стадия	Лист	Листов
					РП	22	22
Выполнил Немцев					ООО "Технопроспект"		
Схема расположения оборудования системы оповещения людей о пожаре шестого этажа							